
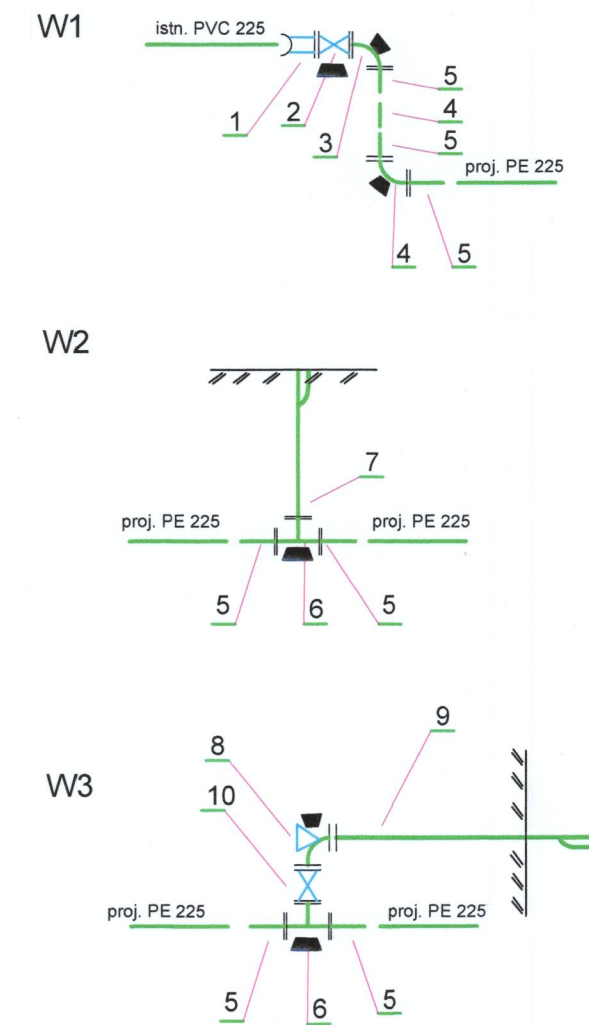


PROFIL PODŁUŻNY SIECI WODOCIĄGOWEJ

ul. Łukasiewicza - pobocze
naw. z.

dz. ew. nr 66
obr. 07 Wołomin

UWAGA
1. RUROCIĄG UKŁADAĆ NA PODSYPCE PIASKOWEJ ZAGĘSZCZONEJ MECHANICZNIE GR. 20 CM PRZED UKŁADANIEM RUROCIĄGU NALEŻY ZAPOZNAĆ SIĘ Z WYTĘCZNYMI PRODUCENTA.
2. RZĘDNE KOLIZJI PROJEKTOWANEGO WODOCIĄGU Z ISTNIEJĄCYM UZBROJENIEM TERENU SĄ WIELKOŚCIAMI PRZYBLIŻONYMI.
3. ODCINKI WYKOPU POD WODOCIĄG W POBLIŻU KOLIZJI Z ISTNIEJĄCYM UZBROJENIEM TERENU NALEŻY WYKONYWAĆ RĘCZNIE PRZY ZACHOWANIU SZCZEGÓLNEJ OSTROŻNOŚCI.

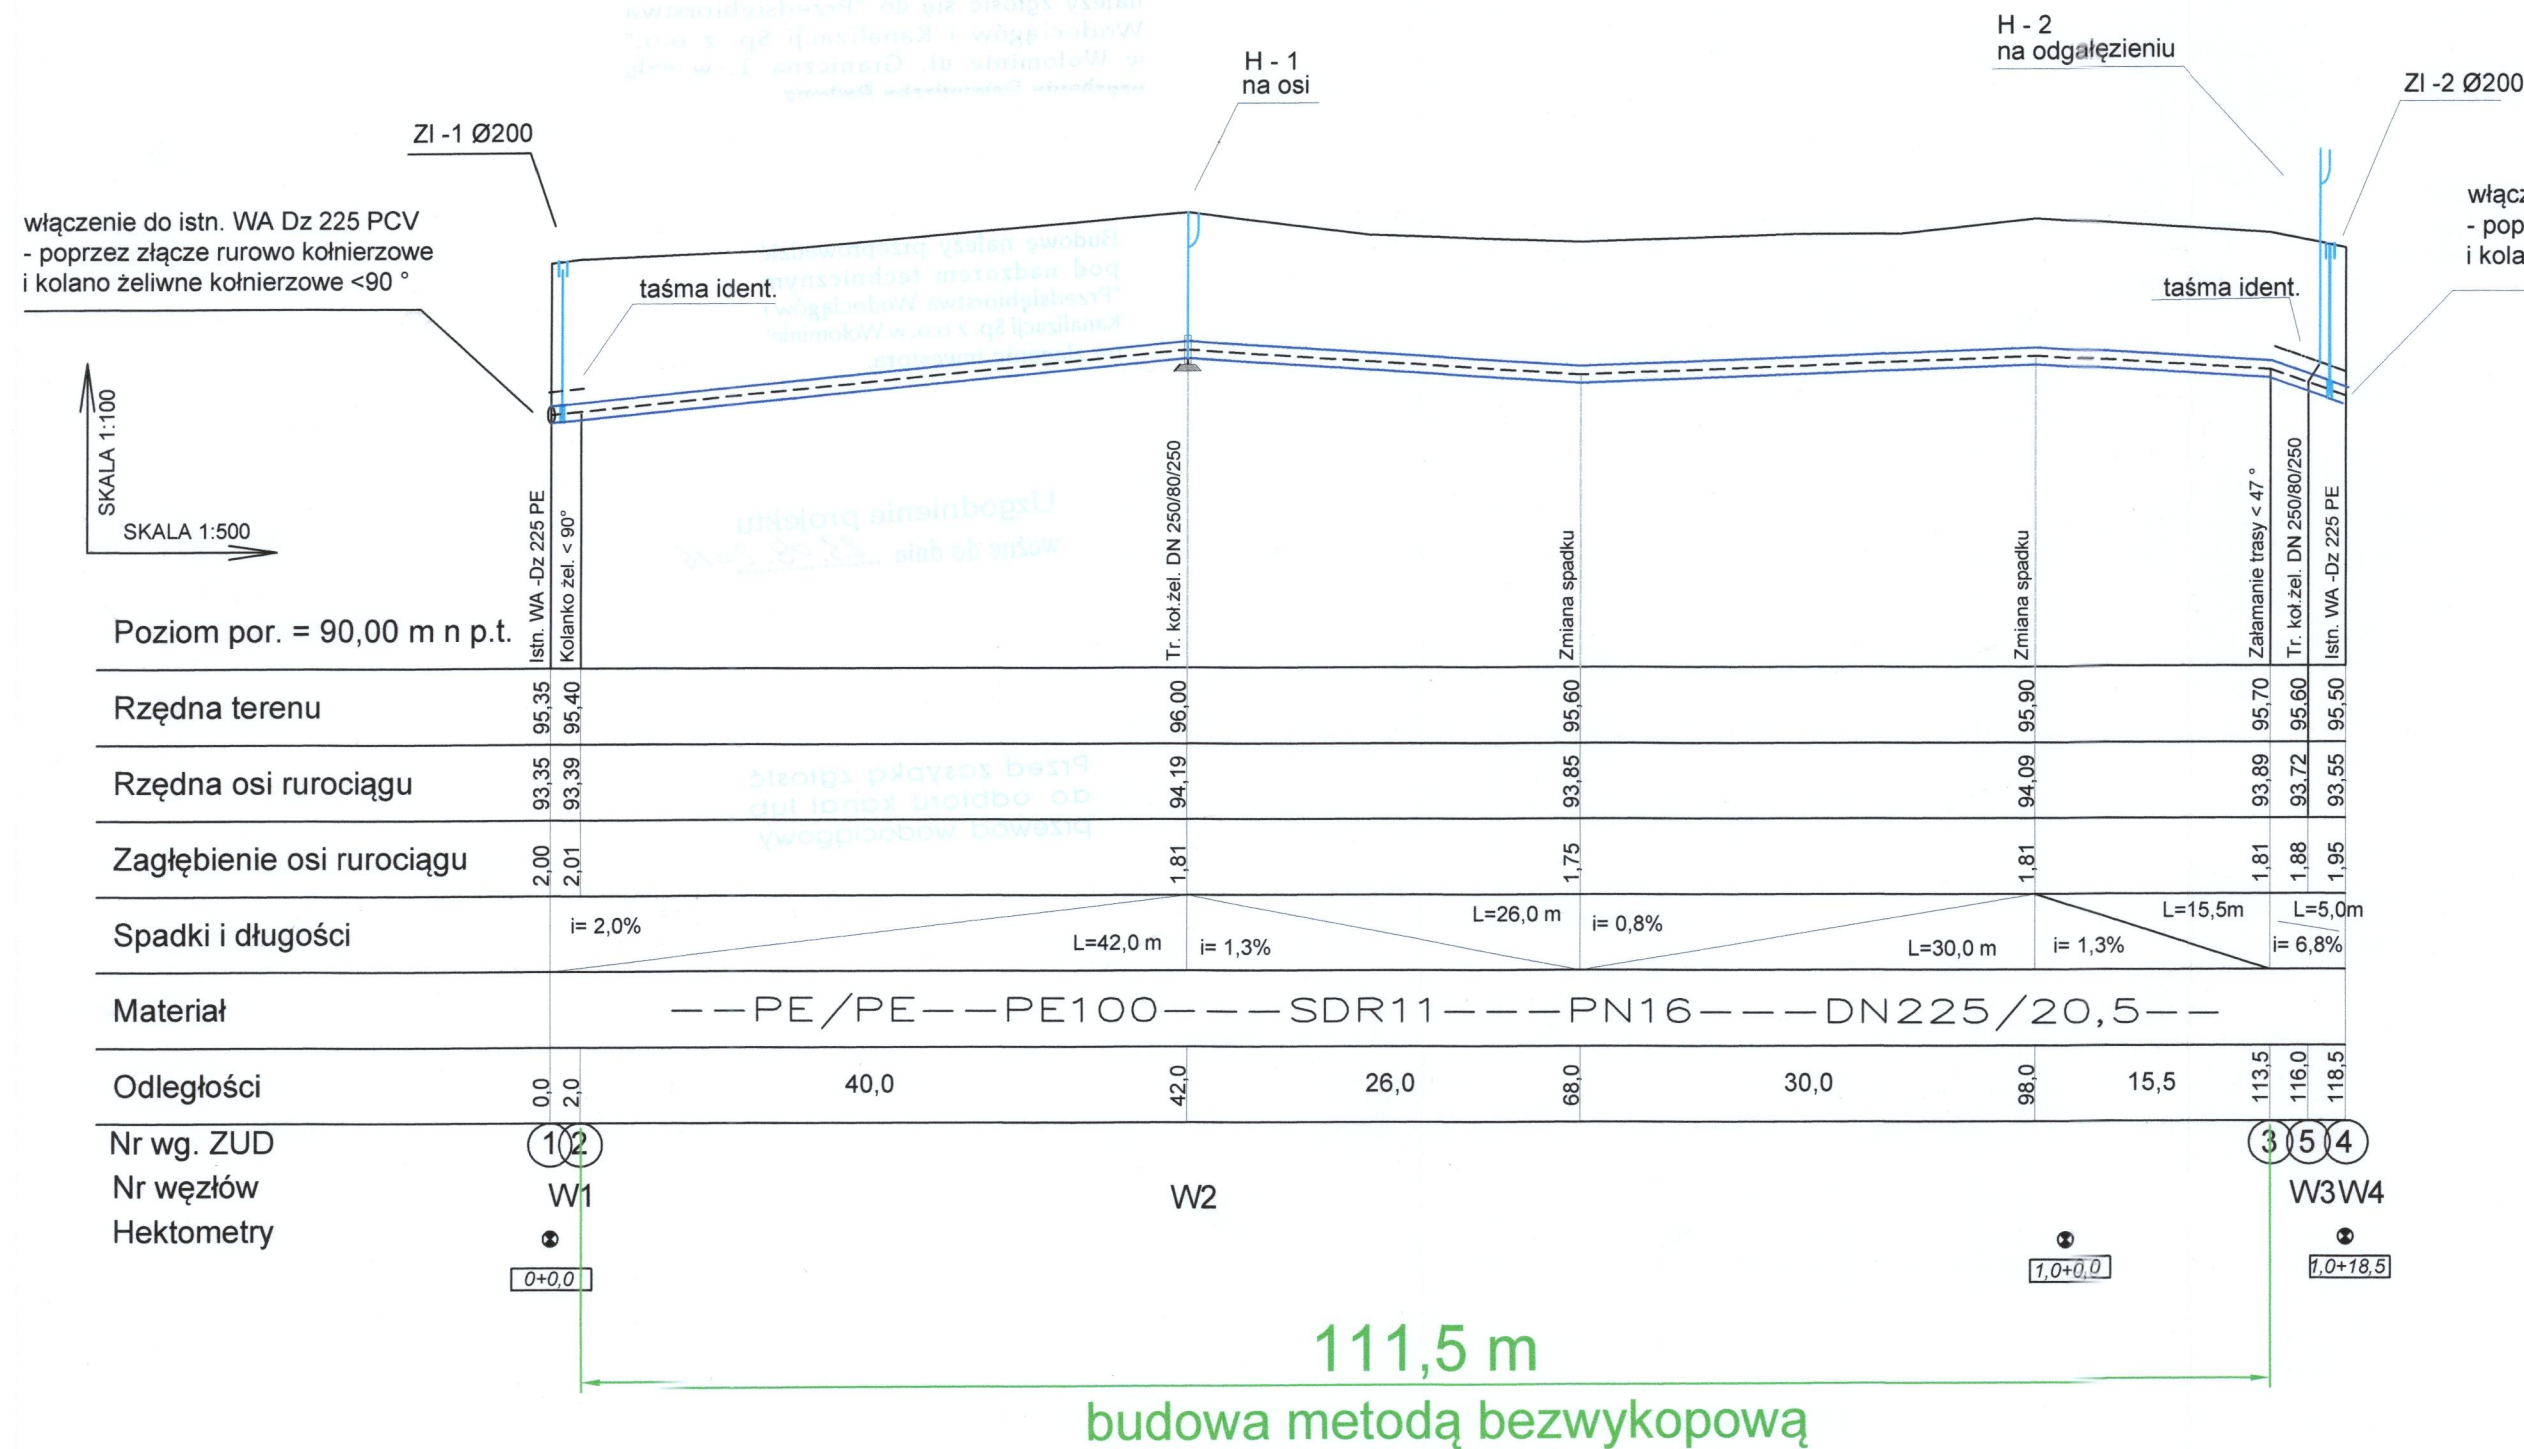

- 1- łącznik rurowy - kołnierzowy Dn 200
- 2- zasawa liniowa żeliwna z miękkim uszczelnieniem Dn 200
- 3- kolanko żeliwne kołnierzowe ze stopką 90° Dn 200
- 4- proj. PE 225, L= 1500 mm
- 5- tulejka PE z pierścieniem ze stali nierdzewnej Dn 200
- 6- trójnik kołnierzowy redukcyjny Dn 200/80
- 7- hydrant podziemny Dn 80
- 8- kolanko żeliwne kołnierzowe ze stopką 90° Dn 80
- 9- hydrant nadziemny Dn 80
- 10- zasawa żeliwna z miękkim uszczelnieniem Dn 80

■ ■ - bloki oporowe

Przedsiębiorstwo Wodociągów i Kanalizacji Sp. z o. o. ul. Graniczna 1 w Wołominie	projektowała: mgr inż. Marta Grzęda-Malinowska nr upr. MAZ/0511/POOS/06	Podpis
	Opracowała: mgr inż. Helena Nosorowska	Podpis
	Sprawdził: inż. Tomasz Grot nr upr. Wa-243/01	Podpis
Inwestor: Przedsiębiorstwo Wodociągów i Kanalizacji Sp. z o. o. , ul. Graniczna 1, 05-200 Wołomin		Skala: 1:100/500
Temat: Projekt budowlany budowy sieci wodociągowej w ul. Łukasiewicza na odcinku od istniejącej sieci w ul. Łukasiewicza na wysokości dz. ew. nr 54/7 obręb 07 do istniejącej sieci na wysokości dz. ew. nr 54/1 obręb 07 w Wołominie, gm. Wołomin.		Nr rys. 3
Nazwa rysunku: Profil podłużny		Data: 12.2013 r.