

Zgodnie z art. 18 ustawy z dnia 17.05.1989 r. Prawo geodezyjne i kartograficzne (t.j. Dz.U. z 2000.05.02. Nr 100, poz. 856, ze zm.) rozpowszechnianie, bezpośrednie oraz pośrednie w celu rozpowszechniania, niniejszej mapy, w tym jej części, w całości lub części, jest zabronione.

**MAPA DO CELÓW
PROJEKTOWYCH**

SKALA 1 : 500


woj. mazowieckie
powiat wołomiński
gmina Wołomin
obręb Duczki-01
dz.ewid. 169, 176

Wykonawca pomiaru uzupełniającego zaktualizował istniejącą treść mapy w granicach wykreślonej lokalizacji

Nie wyklucza się istnienia w terenie również urządzeń podziemnych, które nie zostały zgłoszone do inwentaryzacji przed zasypaniem i nie zostały odnotowane w terenie w czasie inwentaryzacji powykonawczej.

GEODETA UPRAWNIONY
mgr inż. Dariusz Misiński
ul. Szosa Jadowska 30
05-200 Wołomin
tel. 0-502-465-292
REGON 141170448, NIP 125-083-82-94

STAROSTWO POWIATOWE W WOŁOMINIE
Powiatowy Ośrodek Dokumentacji
Geodezyjnej i Kartograficznej w Wołominie
W bieżącej aktualizacji treści mapy zasadniczej, dokonano aktualizacji treści mapy zasadniczej. Dokumenty z pomiaru przyjęte do zasobu powiatowego w dniu 2011.06.05 i zalegacych do aktualizacji. Niniejsza mapa może służyć do celów projektowych.
2011-06-05
Wołomin, dnia 2011.06.05
mgr inż. Tadeusz Liszowski
Kierownik Ośrodka Dokumentacji Geodezyjnej i Kartograficznej
Tadeusz Liszowski

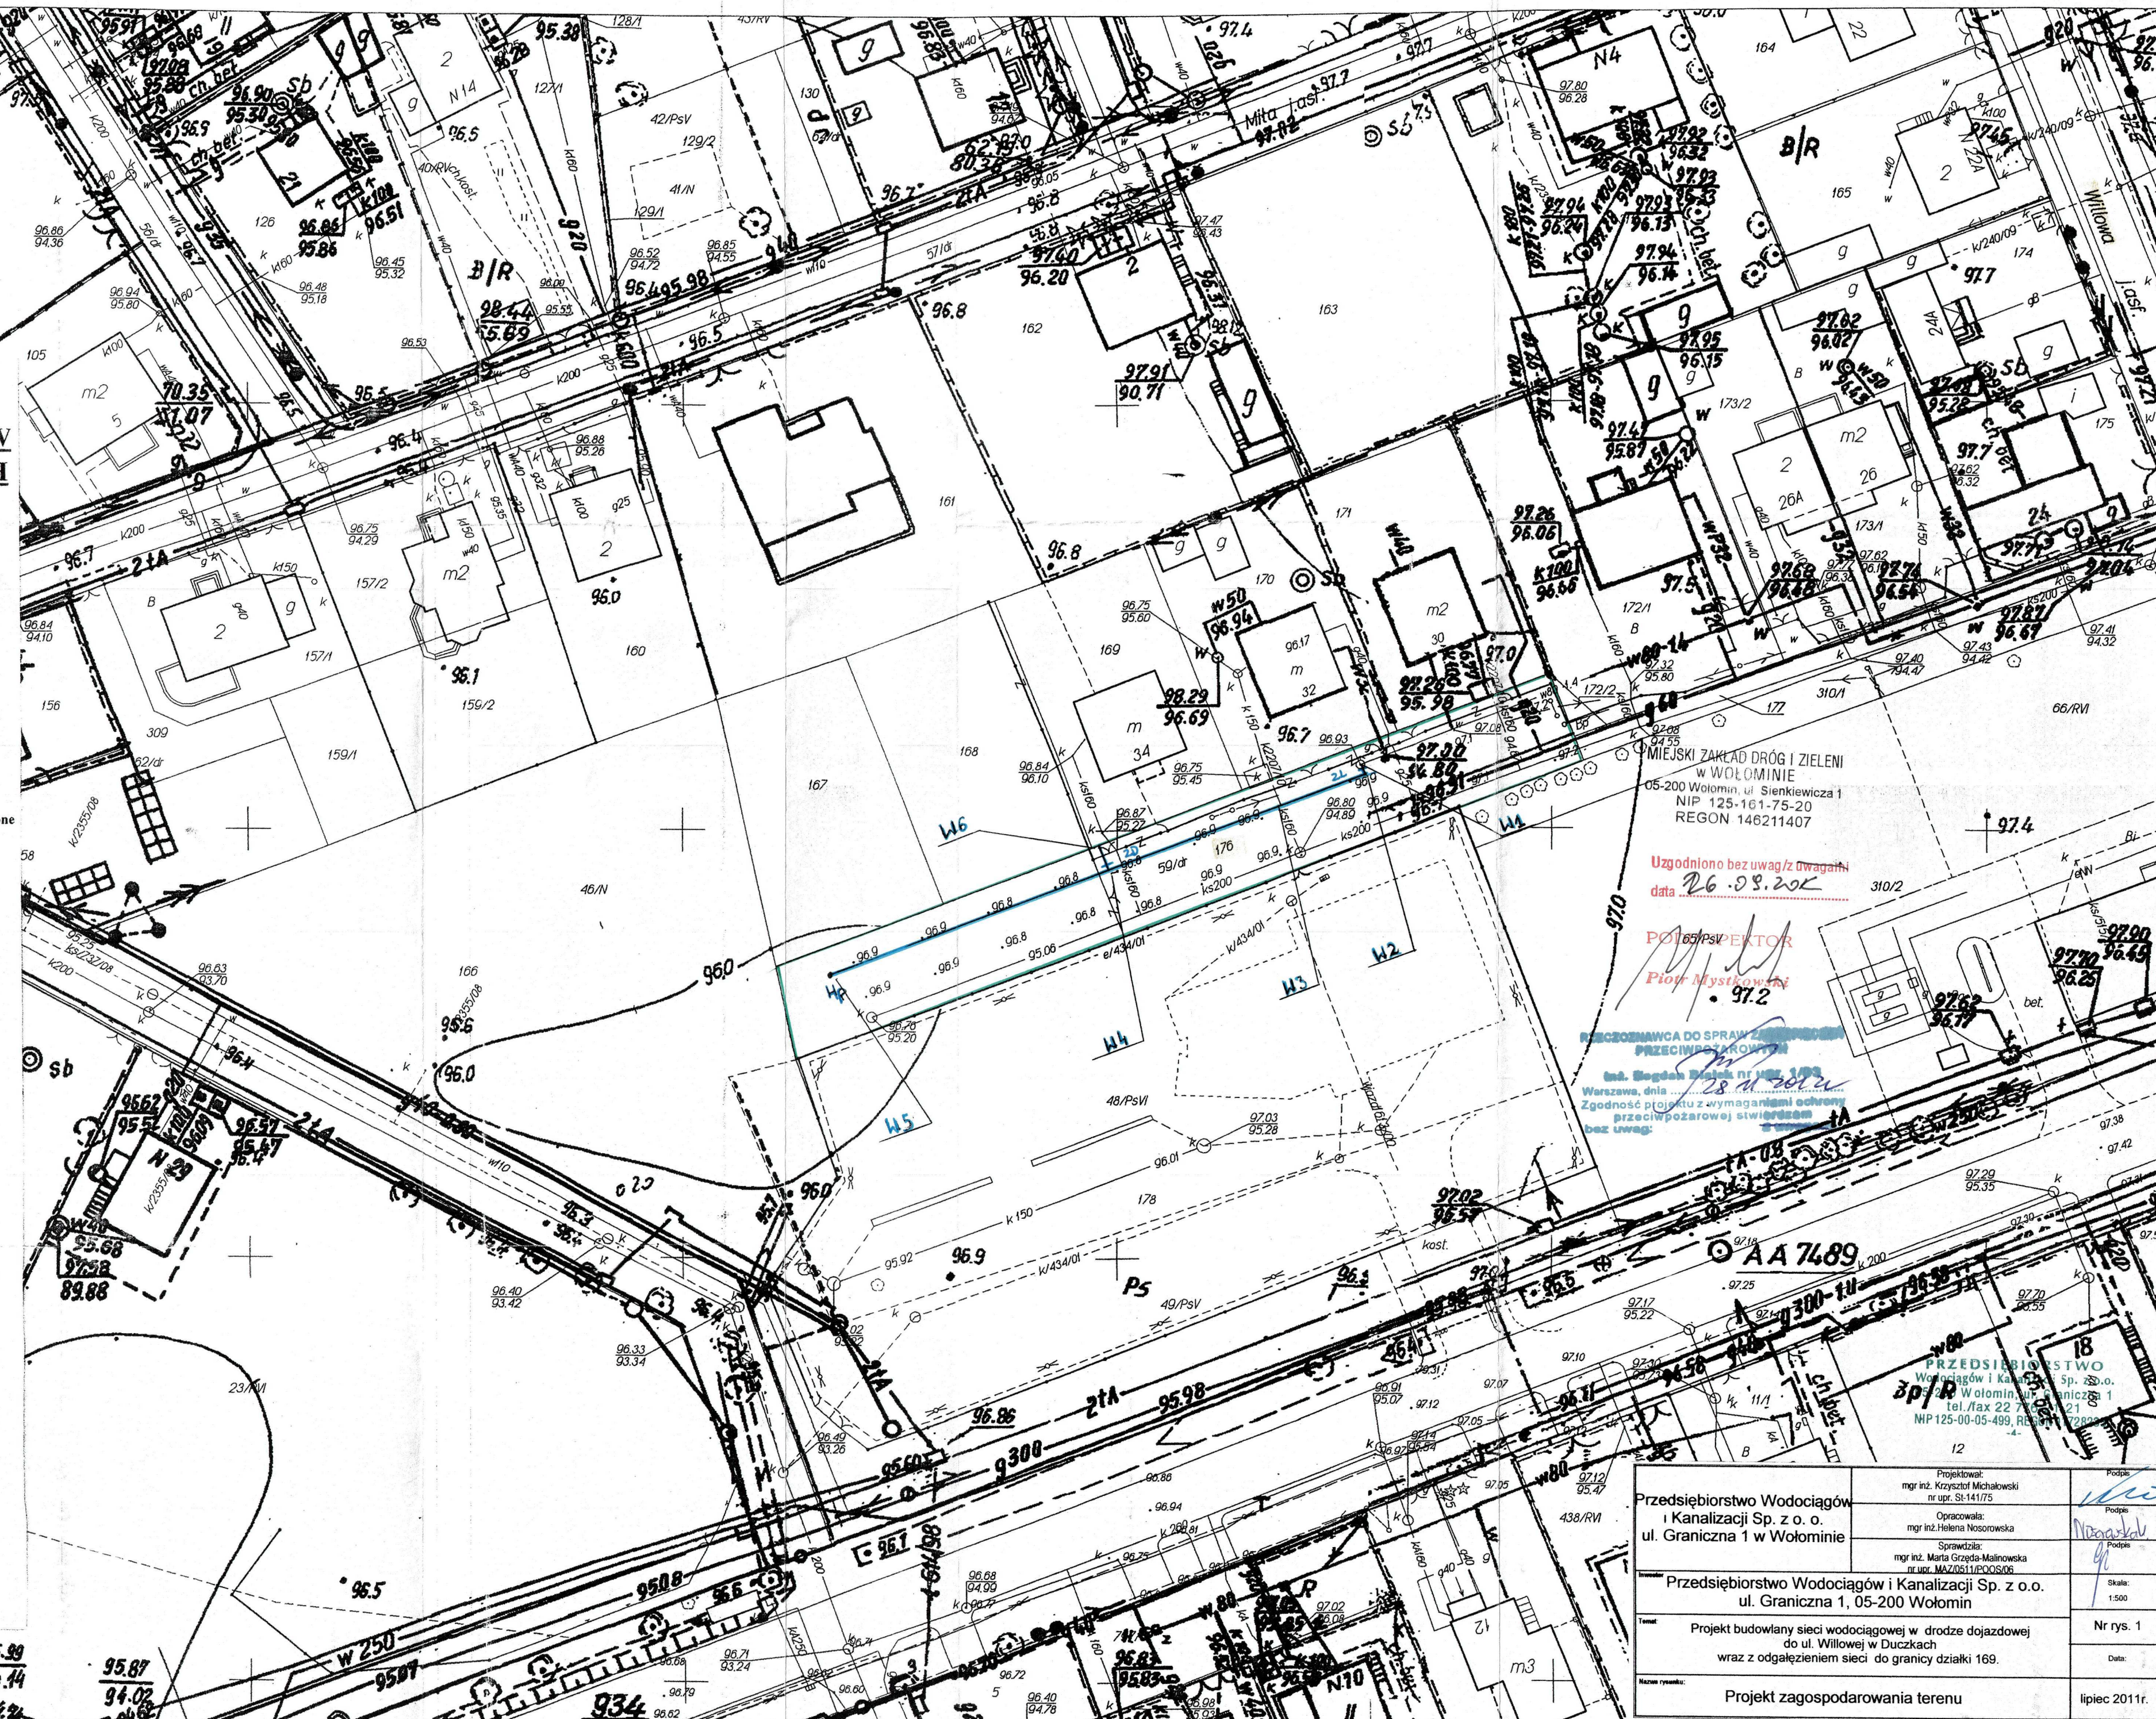

MIEJSKI ZAKŁAD DRÓG I ZIELENI
W WOŁOMINIE
05-200 Wołomin, ul. Sienkiewicza 1
NIP 125-161-75-20
REGON 146211407

Uzgodniono bez uwag/z uwagami
data 26.08.2011

POINSPIREKTOR
Piotr Mysłowski
97.2

PRACOWNIA DO SPRAW ZWIĄZANYCH
PRZECIWPŁYNNICZĄ
mgr inż. Bogdan Dąbek nr 108 108
Warszawa, dnia 28.08.2011
Zgodnie z projektem z wymaganiami odnośnie
przeciwpożarowej stwierdzono
bez uwag

PRZEDSIĘBIORSTWO
Wodociągów i Kanalizacji Sp. z o.o.
W Wołominie, ul. Graniczna 1
tel./fax 22 748 30 21
NIP 125-00-05-499, REGON 147280114

Przedsiębiorstwo Wodociągów i Kanalizacji Sp. z o.o. ul. Graniczna 1 w Wołominie	Projektował: mgr inż. Krzysztof Michałowski nr upr. St-141175	Podpis:
	Opracowała: mgr inż. Helena Noszczyńska	Podpis:
Przedsiębiorstwo Wodociągów i Kanalizacji Sp. z o.o. ul. Graniczna 1, 05-200 Wołomin	Sprawdziła: mgr inż. Maria Grzędziła-Malinowska nr uz. MAZ.20511.1923.008	Podpis:
		Skala: 1:500
Projekt budowlany sieci wodociągowej w drodze dojazdowej do ul. Wilłowej w Duczkach wraz z odgałęzieniem sieci do granicy działki 169.		Nr rys. 1
Projekt zagospodarowania terenu		Data: lipiec 2011r.