

USŁUGI GEODEZYJNO-KARTOGRAFICZNE
 inż. Urbanowicz Cezary
 05-230 KOBYŁKA ul. Jana Pawła II 25
 Tel. 0-501 625 661

woj. mazowieckie
 m. Wołomin
 ul. Kurkowa obr. 32
 L.dz. 12670/11
 KERG 124-1993/11

Mapa do celów projektowych

Nie wyklucza się istnienia w terenie innych niż wykazane na niniejszej mapie urządzeń podziemnych, które nie były zgłoszone do inwentaryzacji lub o których brak jest informacji w instytucjach branżowych.
 Granice zgodne z danymi z ewidencji gruntów.

Skala 1:500


Wykonał:

STAROSTWO POWIATOWE W WOŁOMINIE
 Wydział Budownictwa
 ul. Prądzyńskiego 3
 05-200 Wołomin
 ałącznik do decyzji o ustanowieniu
 nr 52p/2013, z dnia 17.01.2013
 znak WAB.6740.12.152.2012

Zgodnie z art. 18 ustawy z dnia 17.05.1989 r. - Prawo geodezyjne i kartograficzne (t.j. Dz. U. 2000 r. Nr 100, poz 1086, ze zm.) rozpowszechnianie, rozprowadzanie oraz reprodukcowanie w celu rozpowszechniania i rozprowadzania niniejszej mapy wymaga zezwolenia Starosty Powiatu Wołomińskiego

Zgodnie z art. 18 ustawy z dnia 17.05.1989 r. - Prawo geodezyjne i kartograficzne (t.j. Dz. U. 2000 r. Nr 100, poz 1086, ze zm.) rozpowszechnianie, rozprowadzanie oraz reprodukcowanie w celu rozpowszechniania i rozprowadzania niniejszej mapy wymaga zezwolenia Starosty Powiatu Wołomińskiego

STAROSTWO POWIATOWE W WOŁOMINIE
 Powiatowy Ośrodek Dokumentacji Geodezyjnej i Kartograficznej w Wołominie
 W obszarze oznaczonym tutaj dokonano aktualizacji treści mapy zasadniczej. Dokumenty z goniącej sprawy do zasobu powiatowego w dniu 2011-12-12 i zaewidencjonowano pod nr 095-1649/11
 Niniejsza mapa może służyć do celów projektowych.
 Wołomin, dn. 2011-12-21

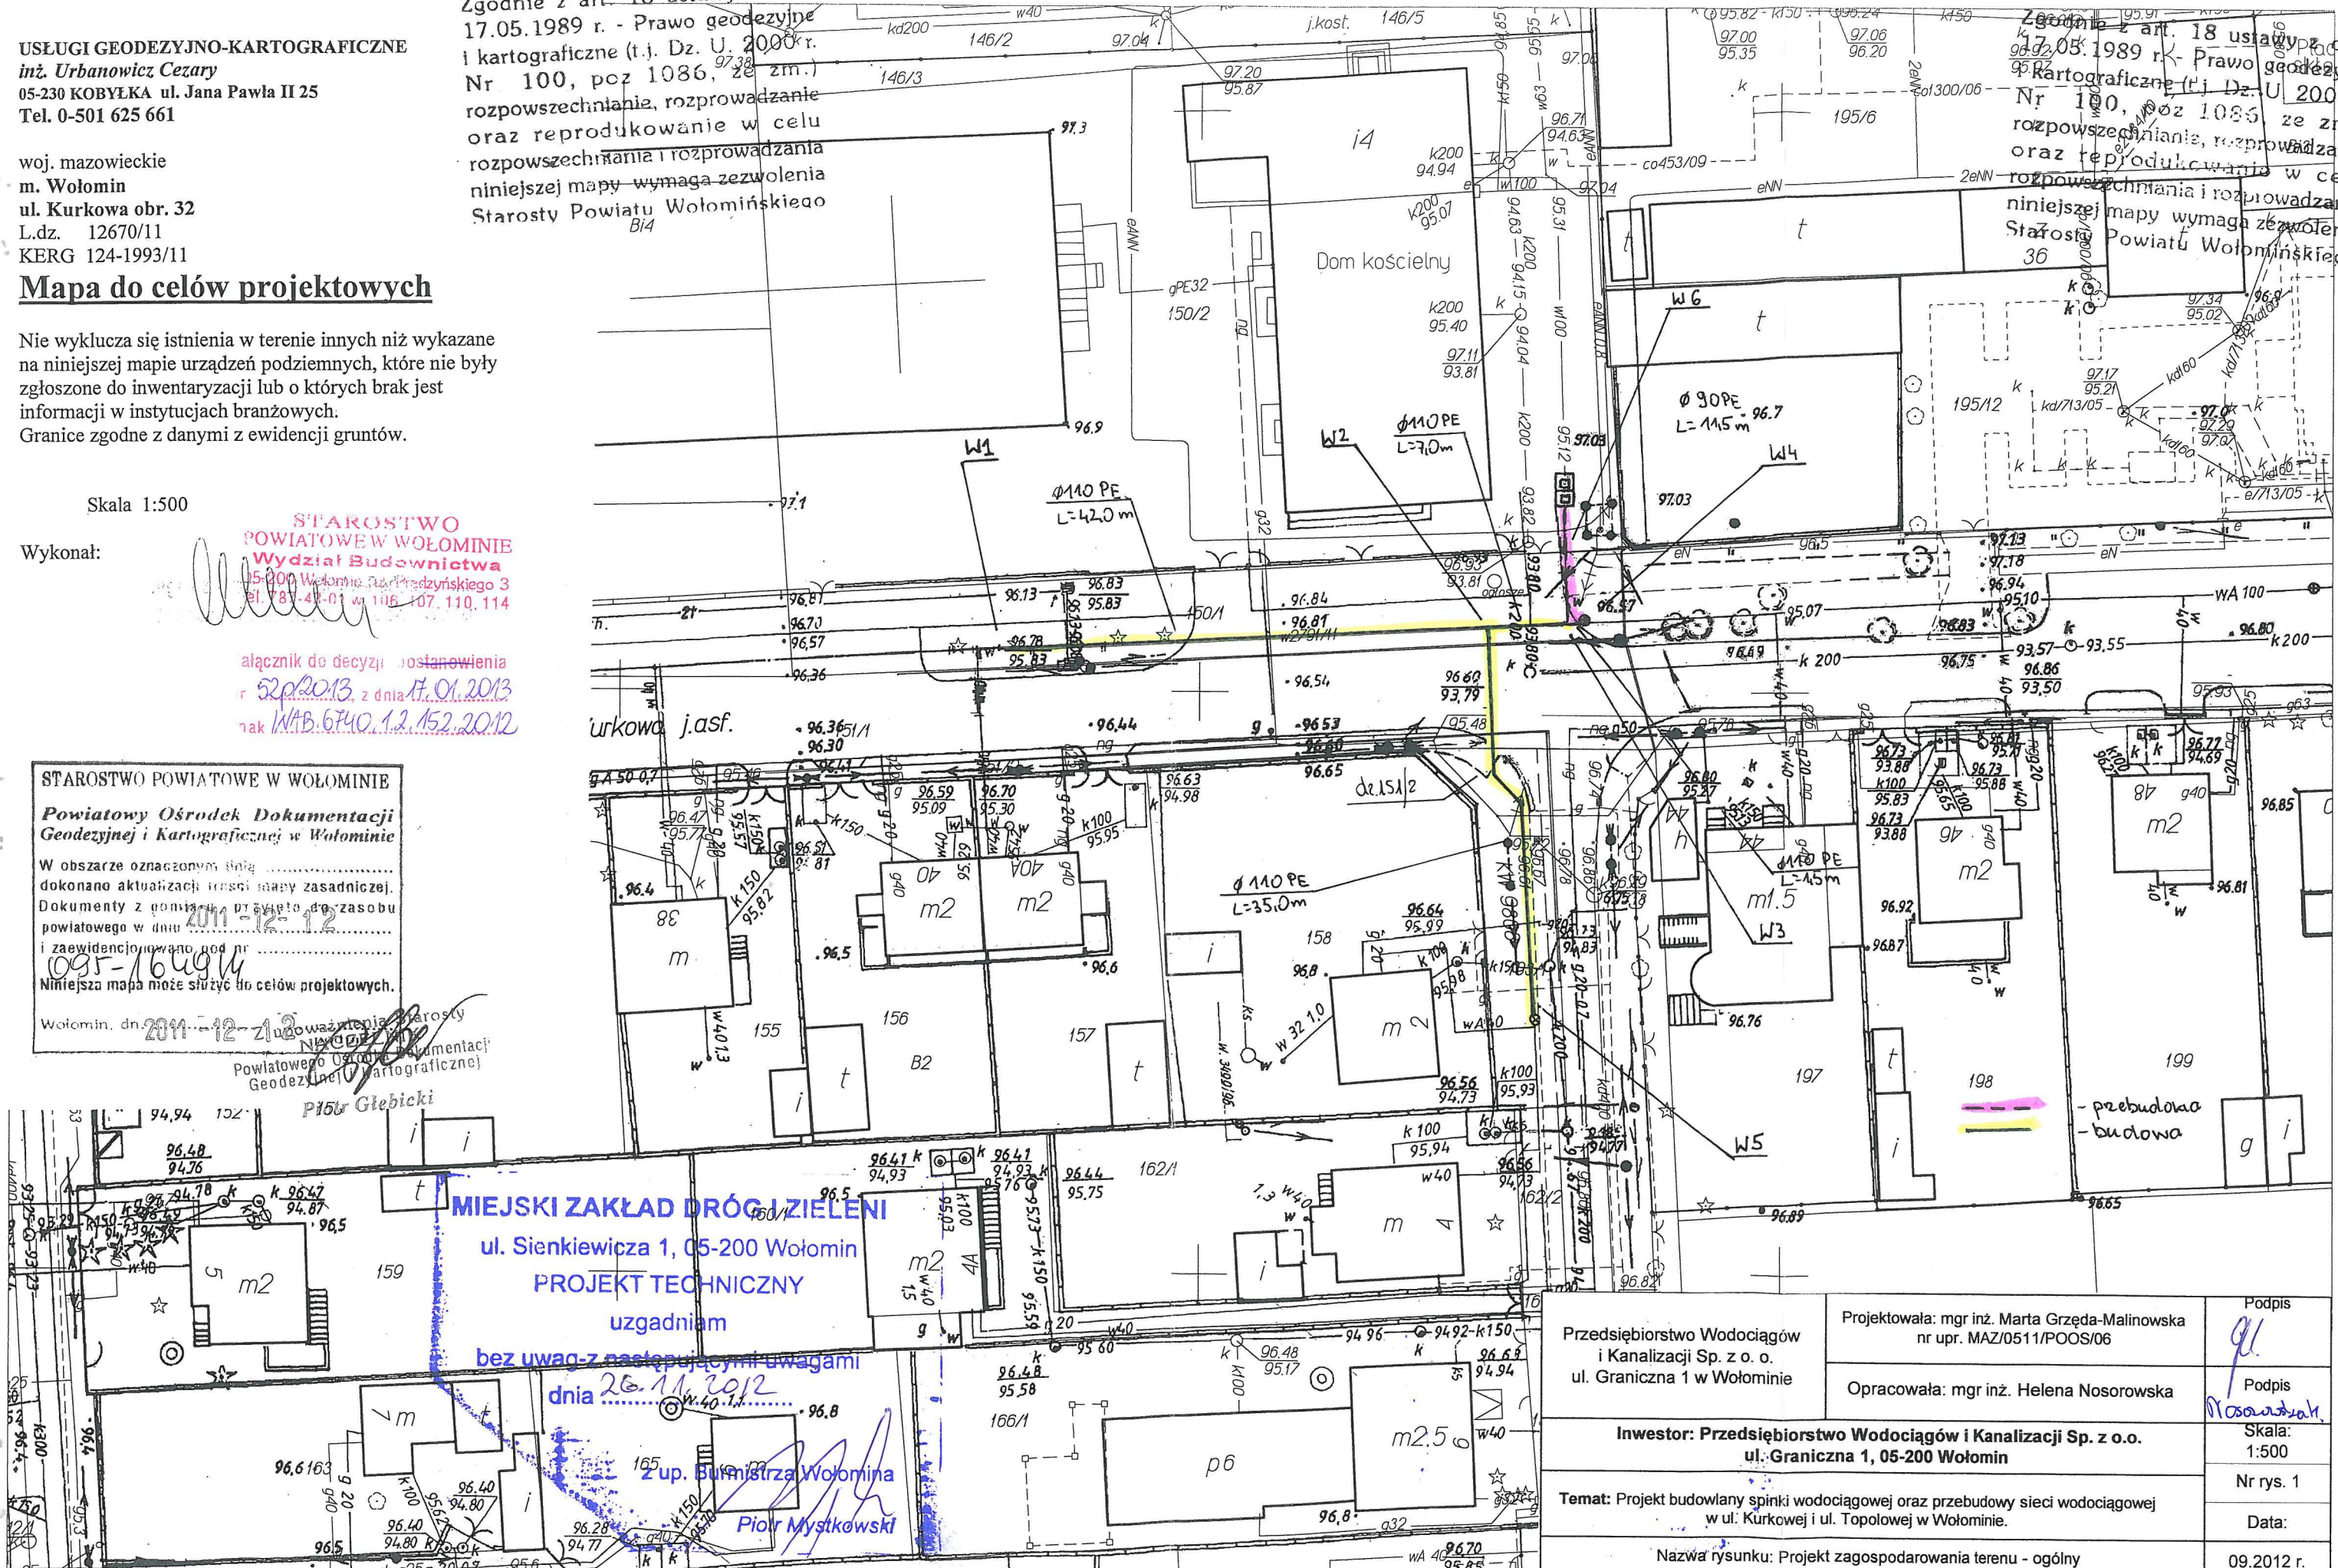

MIEJSKI ZAKŁAD DRÓG I ZIELENI
 ul. Sienkiewicza 1, 05-200 Wołomin
 PROJEKT TECHNICZNY
 uzgadniam
 bez uwag z następującymi uwagami
 dnia 26.11.2012
 2 up. Burmistrza Wołomina
 Piotr Mystkowski

| | | |
|---|--|-----------------------------|
| Przedsiębiorstwo Wodociągów i Kanalizacji Sp. z o. o. ul. Graniczna 1 w Wołominie | Projektowała: mgr inż. Marta Grzęda-Malinowska nr upr. MAZ/0511/POOS/06 | Podpis <i>Gręda</i> |
| | Opracowała: mgr inż. Helena Nosorowska | Podpis <i>Nosorowska</i> |
| Inwestor: Przedsiębiorstwo Wodociągów i Kanalizacji Sp. z o. o. ul. Graniczna 1, 05-200 Wołomin | | Skala: 1:500 |
| Temat: Projekt budowlany spinki wodociągowej oraz przebudowy sieci wodociągowej w ul. Kurkowej i ul. Topolowej w Wołominie. | | Nr rys. 1 |
| Nazwa rysunku: Projekt zagospodarowania terenu - ogólny | | Data: 09.2012 r. |