

SLUGI GEODEZYJNO-KARTOGRAFICZNE
 Urbanowicz Cezary
 230 KOBYLKA ul. Jana Pawla II 25
 tel. 0-501 625 661

obj. mazowieckie
 Wolomin
 Kurkowa obr. 32
 dz. 12670/11
 REG 124-1993/11

Mapa do celów projektowych

nie wyklucza się istnienia w terenie innych niż wykazane na niniejszej mapie urządzeń podziemnych, które nie były zgłoszone do inwentaryzacji lub o których brak jest informacji w instytucjach branżowych. granice zgodne z danymi z ewidencji gruntów.

Skala 1:500

wykonał:


[Signature]
 mgr inż. Anna Węgrzycka Radczyszka
 ul. Topolowa 130/10

17.05.1989 r. - Prawo geodezyjne i kartograficzne (t.j. Dz. U. 2000 r. Nr 100, poz 1086, ze zm.)
 rozpowszechniania, rozprowadzania oraz reprodukcji niniejszej mapy wymaga zezwolenia Starosty Powiatu Wołomińskiego

17.05.1989 r. - Prawo geodezyjne i kartograficzne (t.j. Dz. U. 2000 r. Nr 100, poz 1086, ze zm.)
 rozpowszechniania, rozprowadzania oraz reprodukcji niniejszej mapy wymaga zezwolenia Starosty Powiatu Wołomińskiego

STAROSTWO POWIATOWE W WOŁOMINIE
Powiatowy Ośrodek Dokumentacji Geodezyjnej i Kartograficznej w Wołominie
 W obszarze oznaczonym na mapie dokonano aktualizacji treści mapy zasadniczej. Dokumenty z powyższym prawem do zasobu powiatowego w dniu 2011-12-12 i zaewidencjonowano pod nr 095-1649/11
 Niniejsza mapa może służyć do celów projektowych.
 Wołomin, dn. 2011-12-21

Starosta Powiatu Wołomińskiego
 Powiatowy Ośrodek Dokumentacji Geodezyjnej i Kartograficznej
 P15r Glebicki

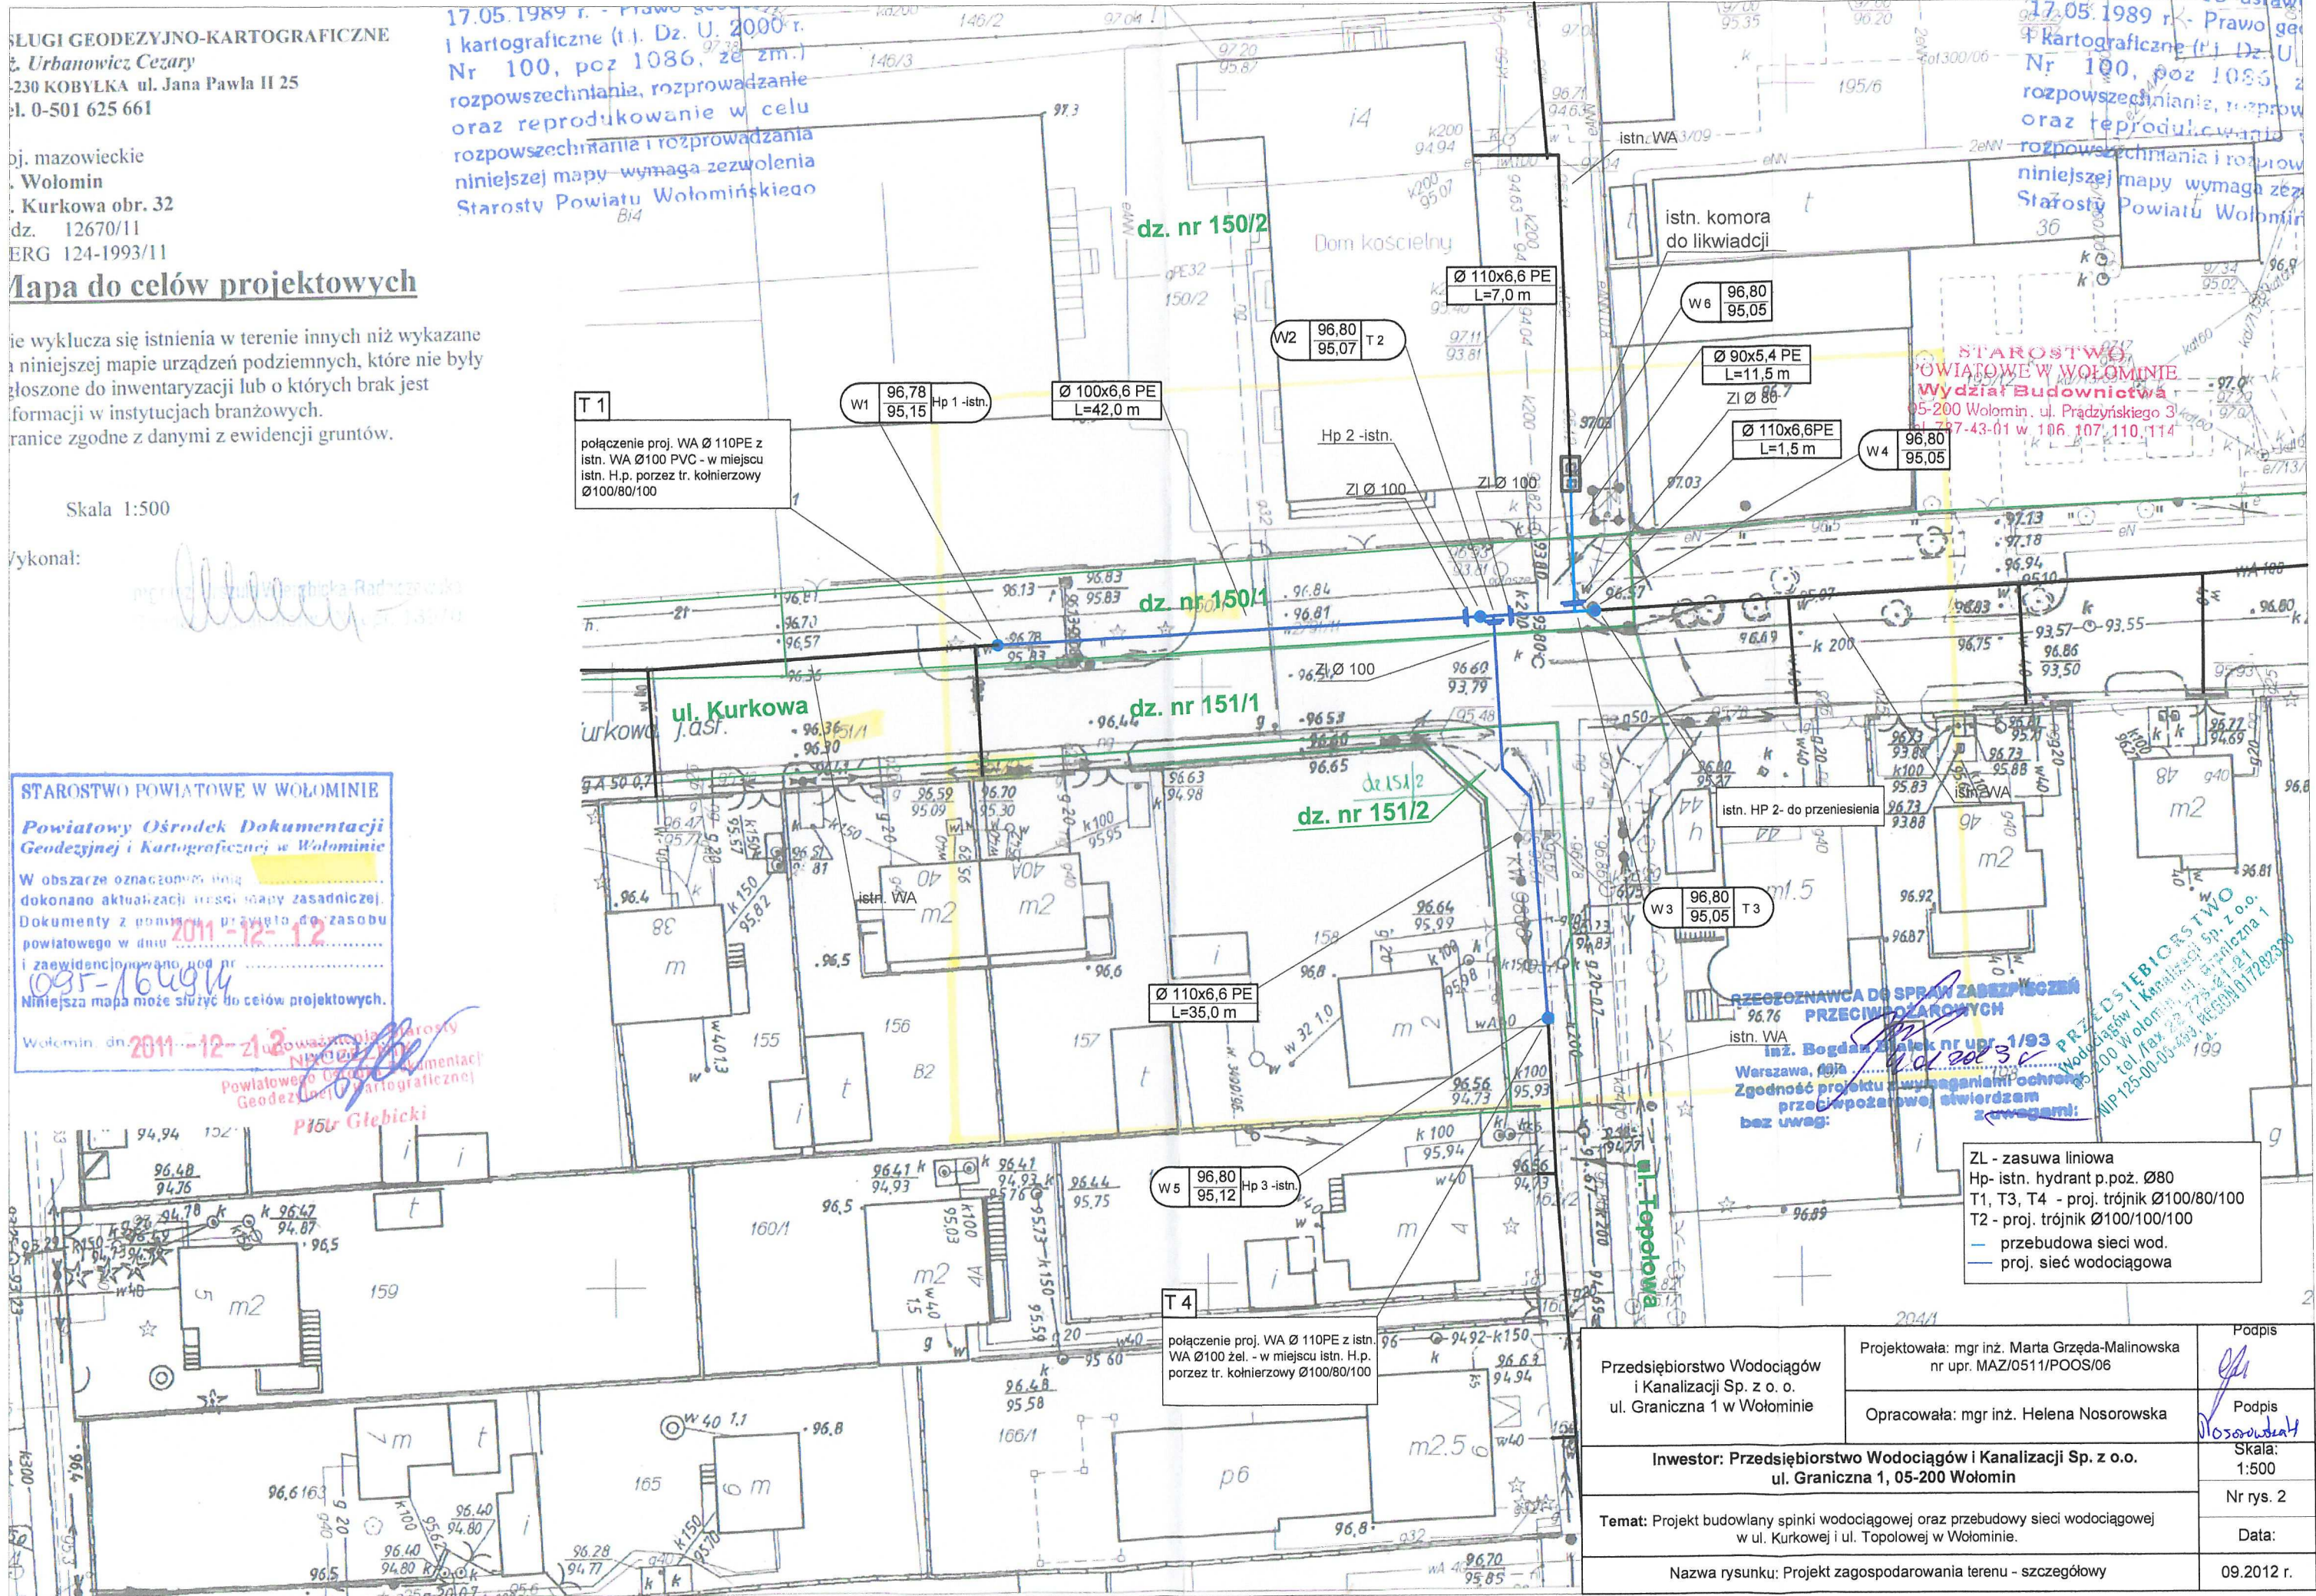

STAROSTWO POWIATOWE W WOŁOMINIE
 Wydział Budownictwa
 05-200 Wolomin, ul. Prądzińskiego 3
 tel. 297-43-01 w 106, 107, 110, 114

ZGODNOZAWCA DO SPRAW ZABEZPIECZENIA PRZECIWOPOŻAROWYCH
 inż. Bogdan Białek nr upr. 1/93
 Warszawa, dnia 20.01.2012 r.
 Zgodność projektu z wymaganiami ochrony przeciwpożarowej stwierdzam bez uwag.

ZL - zasuwa liniowa
 Hp- istn. hydrant p.poz. Ø80
 T1, T3, T4 - proj. trójnik Ø100/80/100
 T2 - proj. trójnik Ø100/100/100
 — przebudowa sieci wod.
 — proj. sieć wodociągowa

Przedsiębiorstwo Wodociągów i Kanalizacji Sp. z o.o. ul. Graniczna 1 w Wołominie	Projektowała: mgr inż. Marta Grzęda-Malinowska nr upr. MAZ/0511/POOS/06	Podpis <i>[Signature]</i>
	Opracowała: mgr inż. Helena Nosorowska	Podpis <i>[Signature]</i>
Inwestor: Przedsiębiorstwo Wodociągów i Kanalizacji Sp. z o.o. ul. Graniczna 1, 05-200 Wołomin		Skala: 1:500
Temat: Projekt budowlany spinki wodociągowej oraz przebudowy sieci wodociągowej w ul. Kurkowej i ul. Topolowej w Wołominie.		Nr rys. 2
Nazwa rysunku: Projekt zagospodarowania terenu - szczegółowy		Data: 09.2012 r.