

Andrzej Andrasik
 GEODETA UPRAWNIONY
 Nr zaśw. 10556
 05-230 KOBYLKA, ul. Reymonta 5
 tel. 79-33-23
 REGON 011306722
 NIP 125-063-30-67

skala ewid. : Wołomin Układ wsp. 2000 strefa 7121", Kronsztadt 86
 Wykonawca : UGK Andrasik Andrzej

woj. mazowieckie
 pow. wołomiński
 jedn. ew. 143412_5 - Wołomin - obszar wiejski
 obręb 0021-Nowe Lipiny-04
 ul. Szczęsna - dz. 73/15

MAPA DO CELÓW PROJEKTOWYCH
 skala 1 : 500

Nie wyklucza się istnienia w terenie innych niż wykazane na niniejszej mapie urządzeń podziemnych, których nie zinventaryzowano po ich wybudowaniu i nie wykryto ich podczas aktualizacji mapy.
 Przebieg granic jest zgodny ze stanem ewidencji gruntów.
 Mapę opracowano bez ustalania służebności gruntowych.


L.dz. 14203/12
 KERG.125-1977/12

Układ wsp.: 2000, Kronsztadt 86

Data opracowania mapy: 24.01.2013 r.

ANDRZEJ ANDRASIK
 Geodeta uprawniony
 Nr zaśw. 10556
 Kołomyjska ul. Reymonta 5

STAROSTWO POWIATOWE W WOŁOMINIE
 Powiatowy Ośrodek Dokumentacji Geodezyjnej w Karłowicach 50 Wołomin
 W sprawie: ...
 dokonano w ...
 Należy ta mapa służyć do celów projektowych.
 Wołomin, dn. 2013-03-...

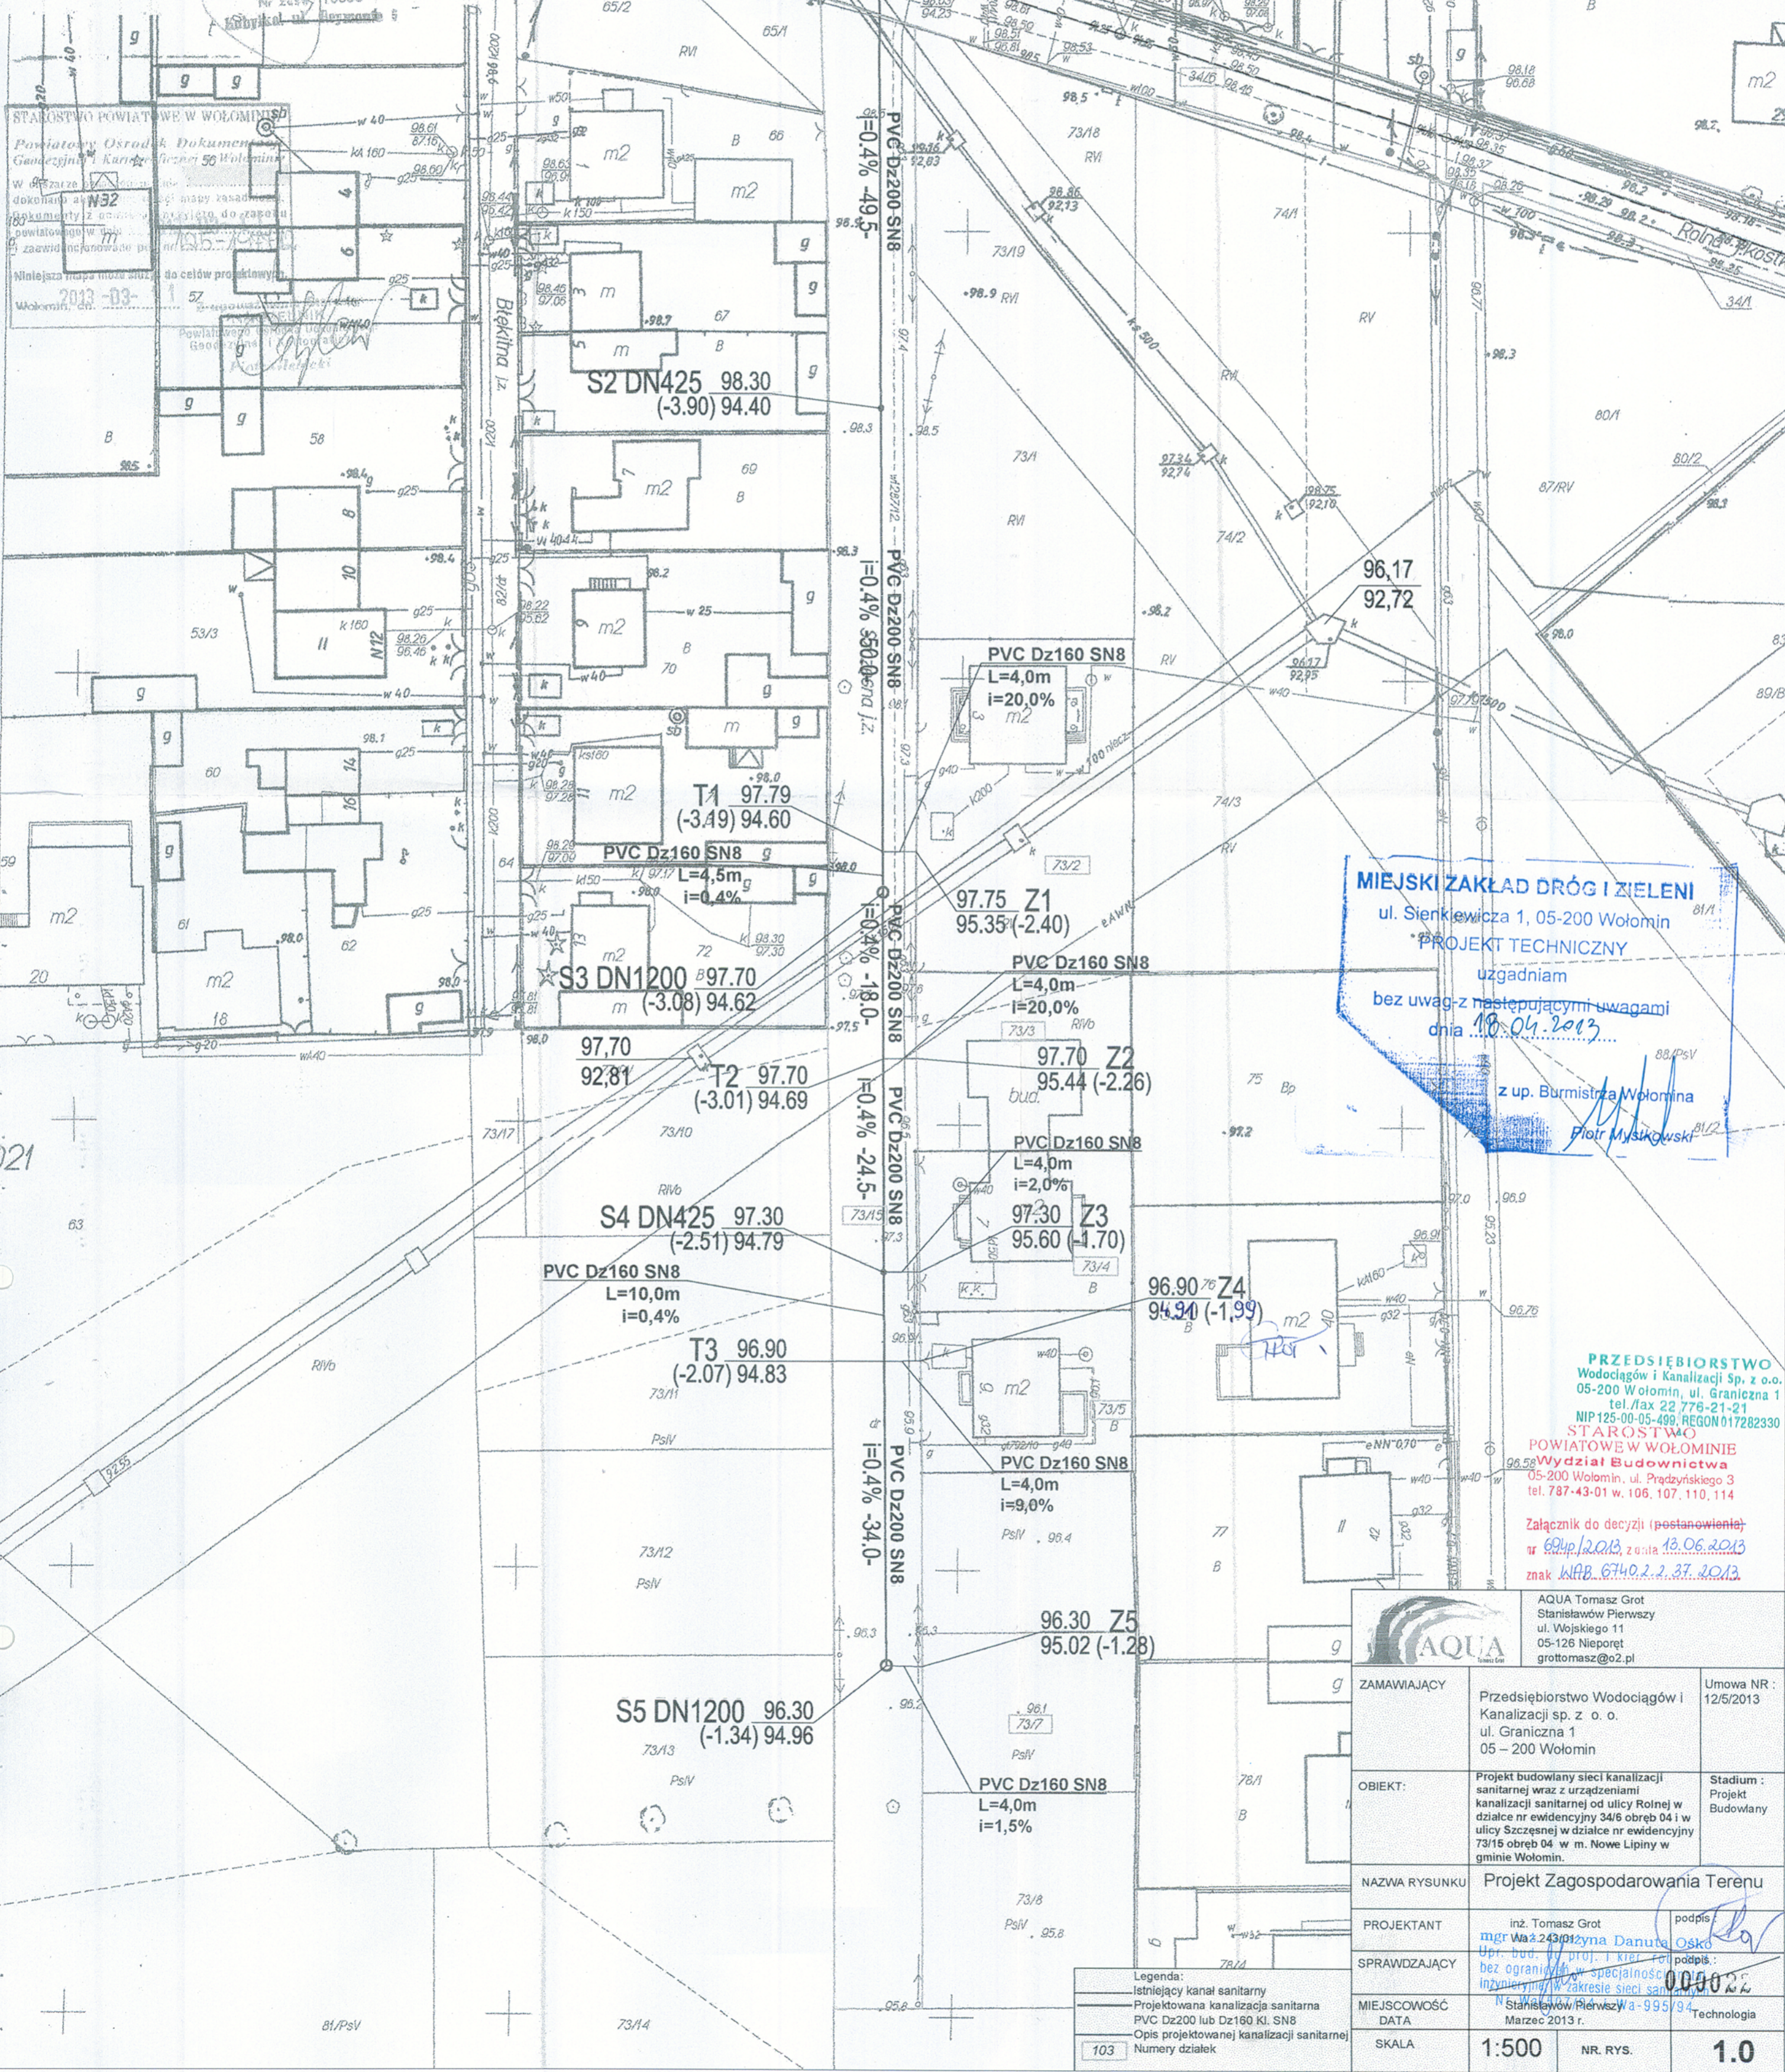

Zgodnie z ...
 05.1989 r. - Prawo geodezyjne
 i kartograficzne (Dz. U. 2000 r.
 Nr 100, poz. 1156, ze zm.)
 rozporządzenie, rozporządzenie
 oraz reprodukcowanie w celu
 rozpowszechniania i rozprowadzania
 niniejszej mapy wymaga zezwolenia
 Starosty Powiatu Wołomińskiego

MIEJSKI ZAKŁAD DRÓG I ZIELENI
 ul. Sienkiewicza 1, 05-200 Wołomin
 PROJEKT TECHNICZNY
 uzgadniam
 bez uwag z następującymi uwagami
 dnia 18.04.2013
 z up. Burmistrza Wołomina
 Piotr Myszkowski

PRZEDSIĘBIORSTWO
 Wodociągów i Kanalizacji Sp. z o.o.
 05-200 Wołomin, ul. Graniczna 1
 tel./fax 22 776-21-21
 NIP 125-00-05-499, REGON 017282330
STAROSTWO
 POWIATOWE W WOŁOMINIE
 Wydział Budownictwa
 05-200 Wołomin, ul. Prądyńskiego 3
 tel. 787-43-01 w. 106, 107, 110, 114
 Załącznik do decyzji (postanowienia)
 nr 609p/2013, z dnia 13.06.2013
 znak WKB.6740.2.2.37.2013

		AQUA Tomasz Grot Stanisław Pierwszy ul. Wojskiego 11 05-126 Nieporęt grottomasz@o2.pl	
ZAMAWIAJĄCY	Przedsiębiorstwo Wodociągów i Kanalizacji sp. z o.o. ul. Graniczna 1 05-200 Wołomin	Umowa NR:	12/5/2013
OBIEKT:	Projekt budowlany sieci kanalizacji sanitarnej wraz z urządzeniami kanalizacji sanitarnej od ulicy Rolnej w dziale nr ewidencyjny 34/6 obręb 04 i w ulicy Szczęsnej w dziale nr ewidencyjny 73/15 obręb 04 w m. Nowe Lipiny w gminie Wołomin.	Stadium:	Projekt Budowlany
NAZWA RYSUNKU	Projekt Zagospodarowania Terenu		
PROJEKTANT	inż. Tomasz Grot mgr Waż. 243/01 Zuzanna Danuta Osko	podpis:	
SPRAWDZAJĄCY	bez ograniczeń w specjalności inżynierskiej w zakresie sieci sanitarnej	podpis:	
MIEJSCOWOŚĆ	Stanisław Pierwszy Wa-995/94	Technologia	0000
DATA	Marzec 2013 r.		
SKALA	1:500	NR. RYS.	1.0

Legenda:
 Istniejący kanał sanitarny
 Projektowana kanalizacja sanitarne
 PVC Dz200 lub Dz160 Kl. SN8
 Opis projektowanej kanalizacji sanitarnej
 103 Numery działek