

PROJEKT ZAGOSPODAROWANIA TERENU SKALA 1:500


Przedsiębiorstwo Usług Geodezyjnych
GEOPLAN II mgr inż. Leszek Patejuk
05-200 Wołomin ul. Ujazdowa 14
tel. 787-61-95

MAPA DO CELÓW PROJEKTOWYCH
skala 1:500 sekcja mapy zas.: 7.175.23.03.3.3, 7.175.23.08.1.1,
7.175.23.08.1.2

L.dz. 2557/13 KERO: 125-355/13
układ wsp.: 2000 strefa 72/1, Kronsztadt 86
woj. mazowieckie powiat: wołomiński gmina: Wołomin
wieś: Majdan ul. Kardynała Wyszyńskiego
obr. 0003-Majdan dz. ew. 398
jedn. ewid.: 143412_5-Wołomin-obszar wiejski
Mapę wykonano bez badania księgi wieczystej pod
względem obciążeń służebnościami gruntowymi

Wykonał: Wołomin dn. 2013-05-13

GEODETA UPRAWNIONY PRZEDSIĘBIORSTWO USŁUG GEODEZYJNYCH
mgr inż. Leszek Patejuk GEOPLAN II
05-200 WOŁOMIN ul. Ujazdowa 14 tel. 787-61-95
REGON: 14155387
NIP: 125-034-83-79

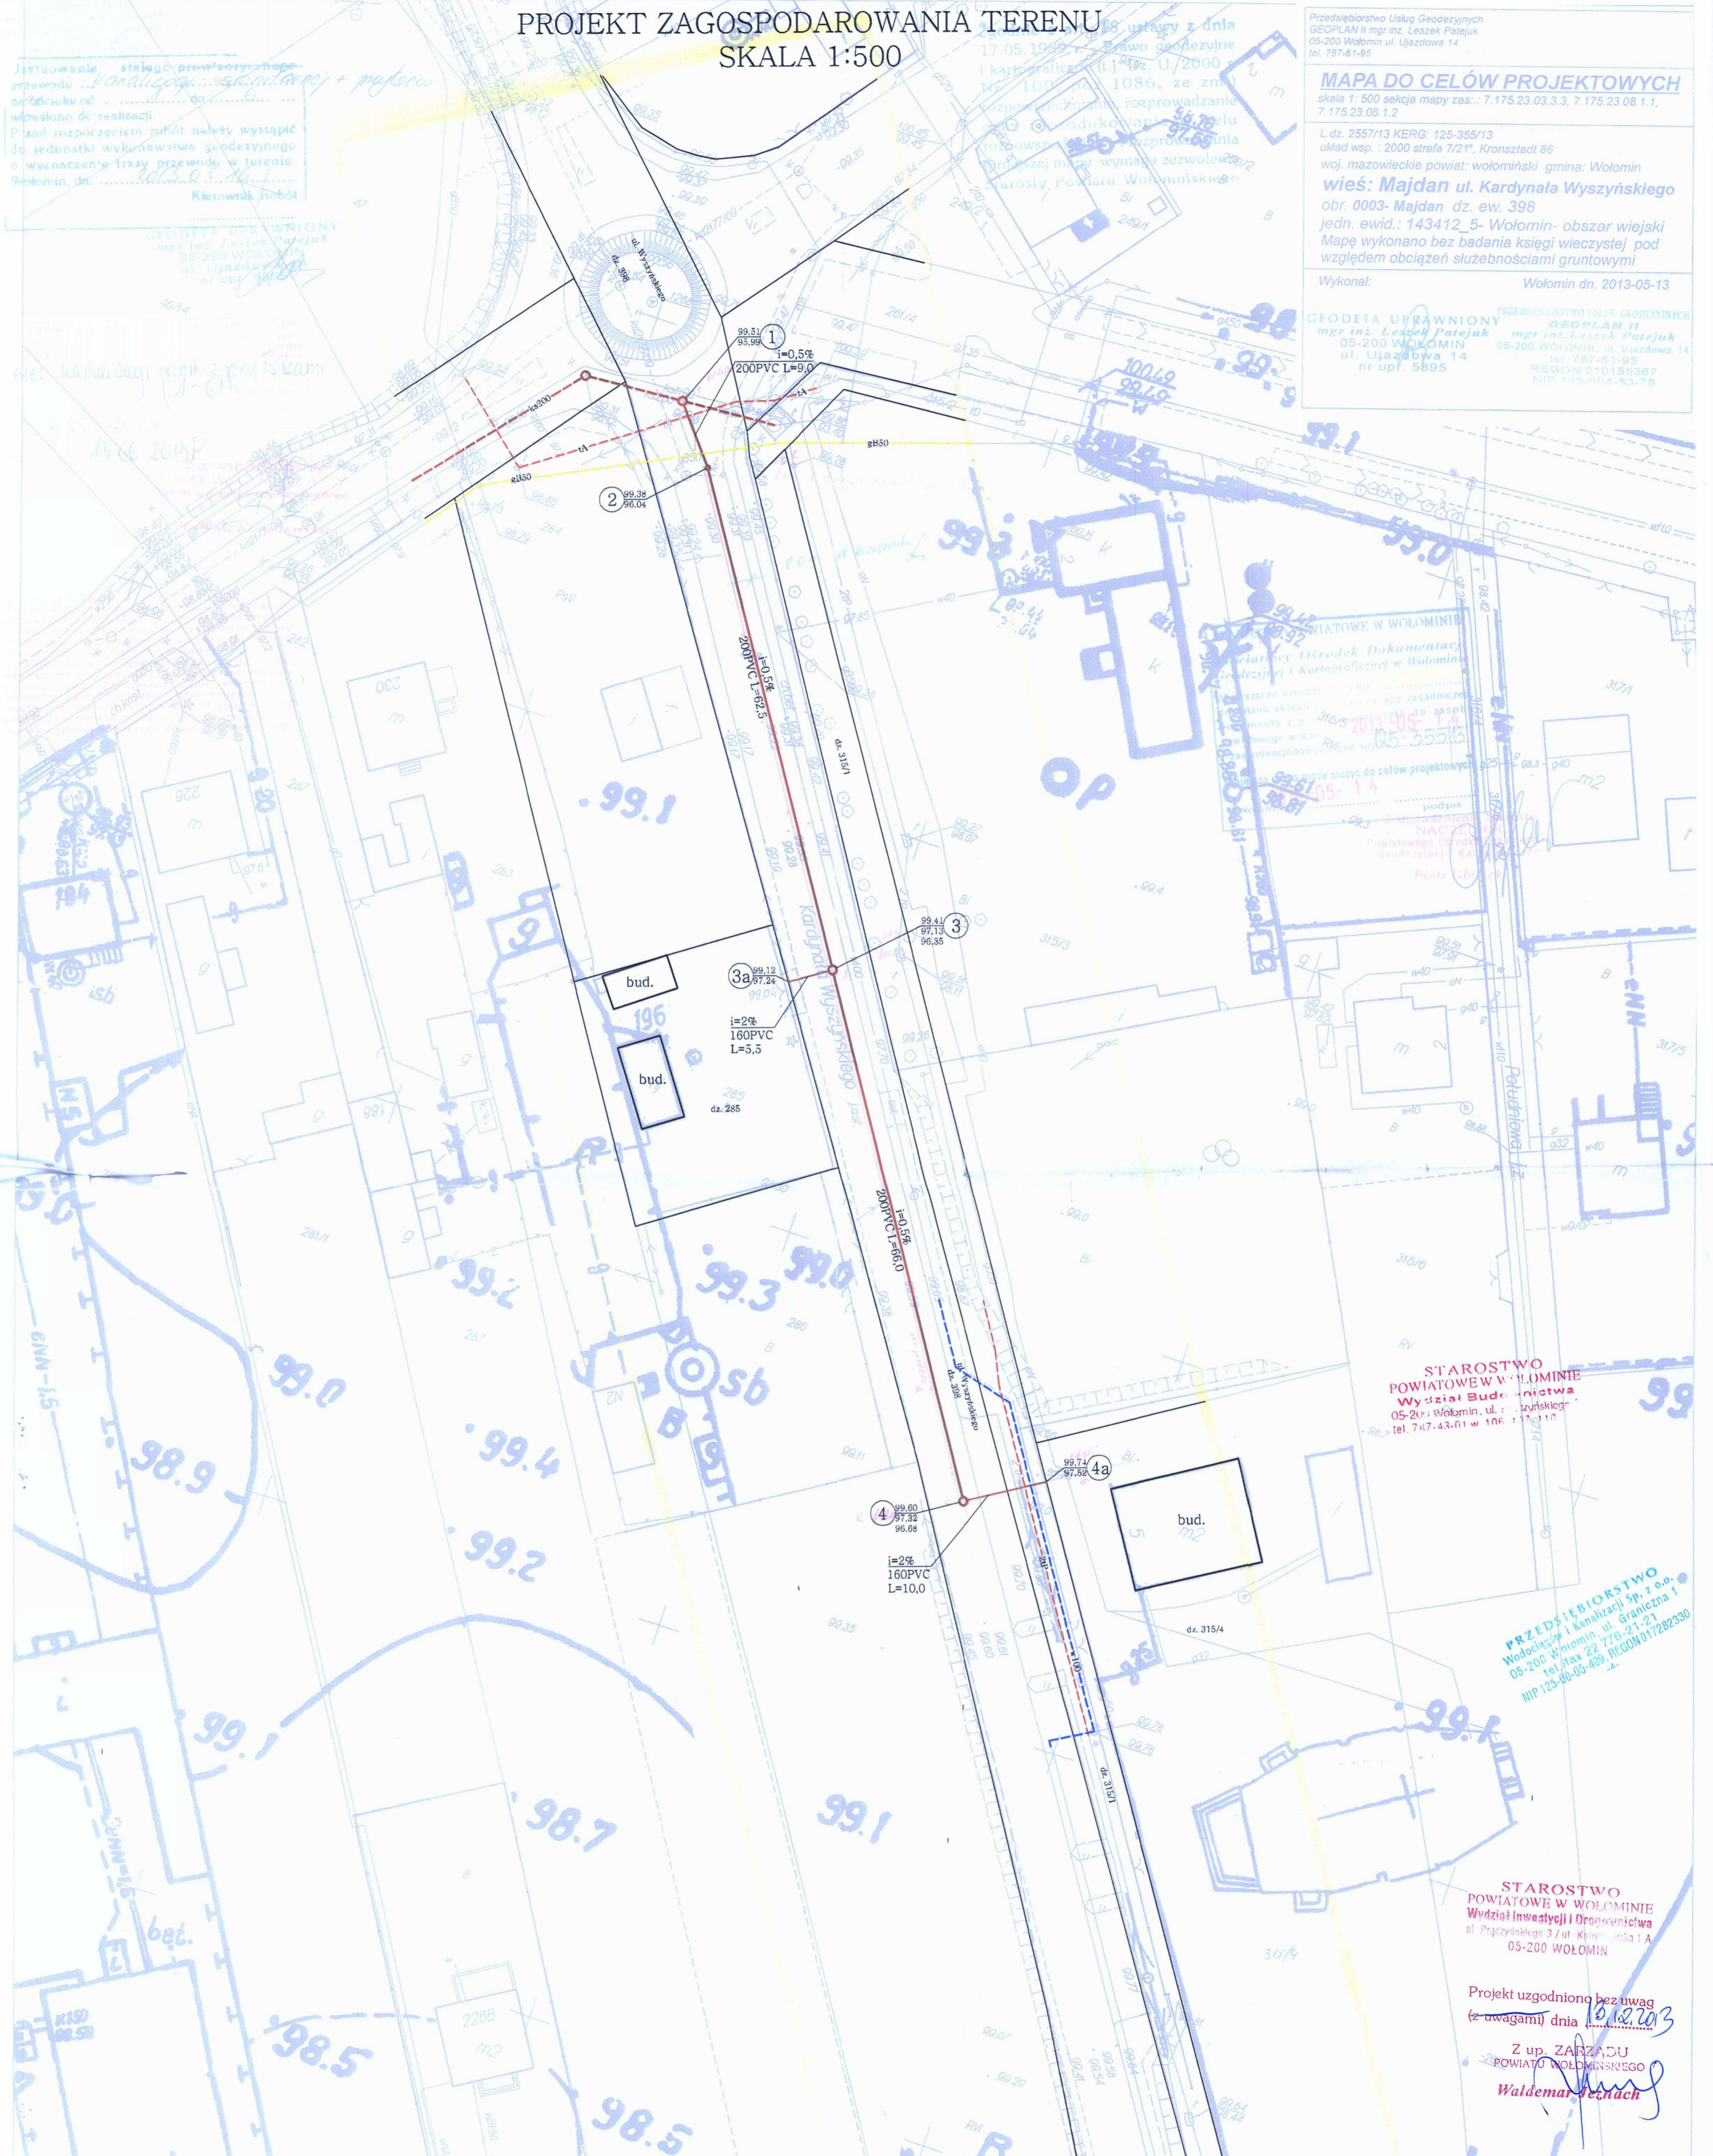

STAROSTWO
POWIATOWE W WOŁOMINIE
Wydział Budownictwa
05-200 Wołomin, ul. Kardynała Wyszyńskiego
tel. 787-43-01 w. 106; 107; 110

PRZEDSIĘBIORSTWO
Wodociągów i Kanalizacji Sp. z o.o.
05-200 Wołomin, ul. Graniczna 1
tel./fax 22 775-21-21
NIP 125-00-00-409 REGON 017282330

STAROSTWO
POWIATOWE W WOŁOMINIE
Wydział Inwestycji i Drogowania
ul. Prączyńskiego 3 / ul. Kłopotnicka 1A
05-200 WOŁOMIN

Projekt uzgodniono bez uwag
(z uwagami) dnia 10.09.2013
Z up. ZARZĄDU
POWIATU WOŁOMIŃSKIEGO
Waldemar Fejwach

LEGENDA: ○ studnia Ø1200 bet. ● studnia Ø600 PVC — projektowana sieć kanalizacyjna — projektowane odgałęzienia kanalizacyjne - - - istniejąca sieć kanalizacyjna - - - istniejąca sieć wodociągowa - - - istniejąca sieć gazowa - - - istniejące kable telekomunikacyjne	G.A.S. PROJEKTOWANIE I WYKONAWSTWO SEBASTIAN GRYZCHAN 05-200 Wołomin ul. Wileńska 51A Lok. 215 tel.: 508-461-659	Projektant: Nikander Rybka upr.bud.nr 375/69 Sprawdzający: Konrad Sulinski upr.bud.nr MAZ/0213/POOS/10	Podpis: inż. NIKANDER RYBKA Warszawa 00-614 Maltańska 3 m. 32 PROJEKTYBANK.PL Podpis: mgr inż. Konrad Sulinski UPRAWNIENIA BUDOWLANE nr MAZ/0213/POOS/10 do projektowania bez ograniczeń w zakresie: projektowania i wykonania sieci
	Przedmiot opracowania: PROJEKT BUDOWLANY KANALIZACJI SANITARNEJ	Adres obiektu: Majdan, ul. Wyszyńskiego, dz. 398, 345/1, obr. Majdan	Inwestor: Przedsiębiorstwo Wodociągów i Kanalizacji Sp. z o.o.