


Zgodnie z art. 19 ust. 1 pkt 1  
 17.05.1989 r. - Prawo geodezyjne  
 i Kartograficzne (t.j. Dz. U. 2009  
 Nr 100, poz. 1086, ze zmianami)  
 oraz reprodukcje i rozpowszechnianie  
 oraz rozpowszechnianie i rozpowszechnianie  
 niniejszej mapy wymaga  
 Starosty Powiatu Wołomin

**USŁUGI GEODEZYJNE**  
 mgr inż. Paweł Pijarczyk  
 tel. 504 088 804

**MAPA DO CELÓW PROJEKTOWYCH**  
 skala 1:500  
 układ współrzędnych 2000  
 układ wysokości Kronstadt 86  
 gmina: Wołomin  
 jednostka ewidencyjna:  
 143412.4 - Wołomin - miasto  
 obręb: 32  
 KERG 011-905/13  
 L.DZ. 7093/13

W opracowaniu obrotowym dokonano aktualizacji mapy zasadniczej.  
 Ale wyliczenia się istniejące w terenie linie nie były zgodne z  
 podanymi w mapie zasadniczej, które nie były zgodne z  
 stanem faktycznym, który nie był zgodny z mapą.  
 Mapa została wykonana bez ustalenia słuszności granic.  
 Wykazano na niniejszej mapie granice cieków się zgodnie z stanem  
 z katastru.

19.07.2013  
**GEODETA**  
 mgr inż. Paweł Pijarczyk  
 nr. nr. 40844

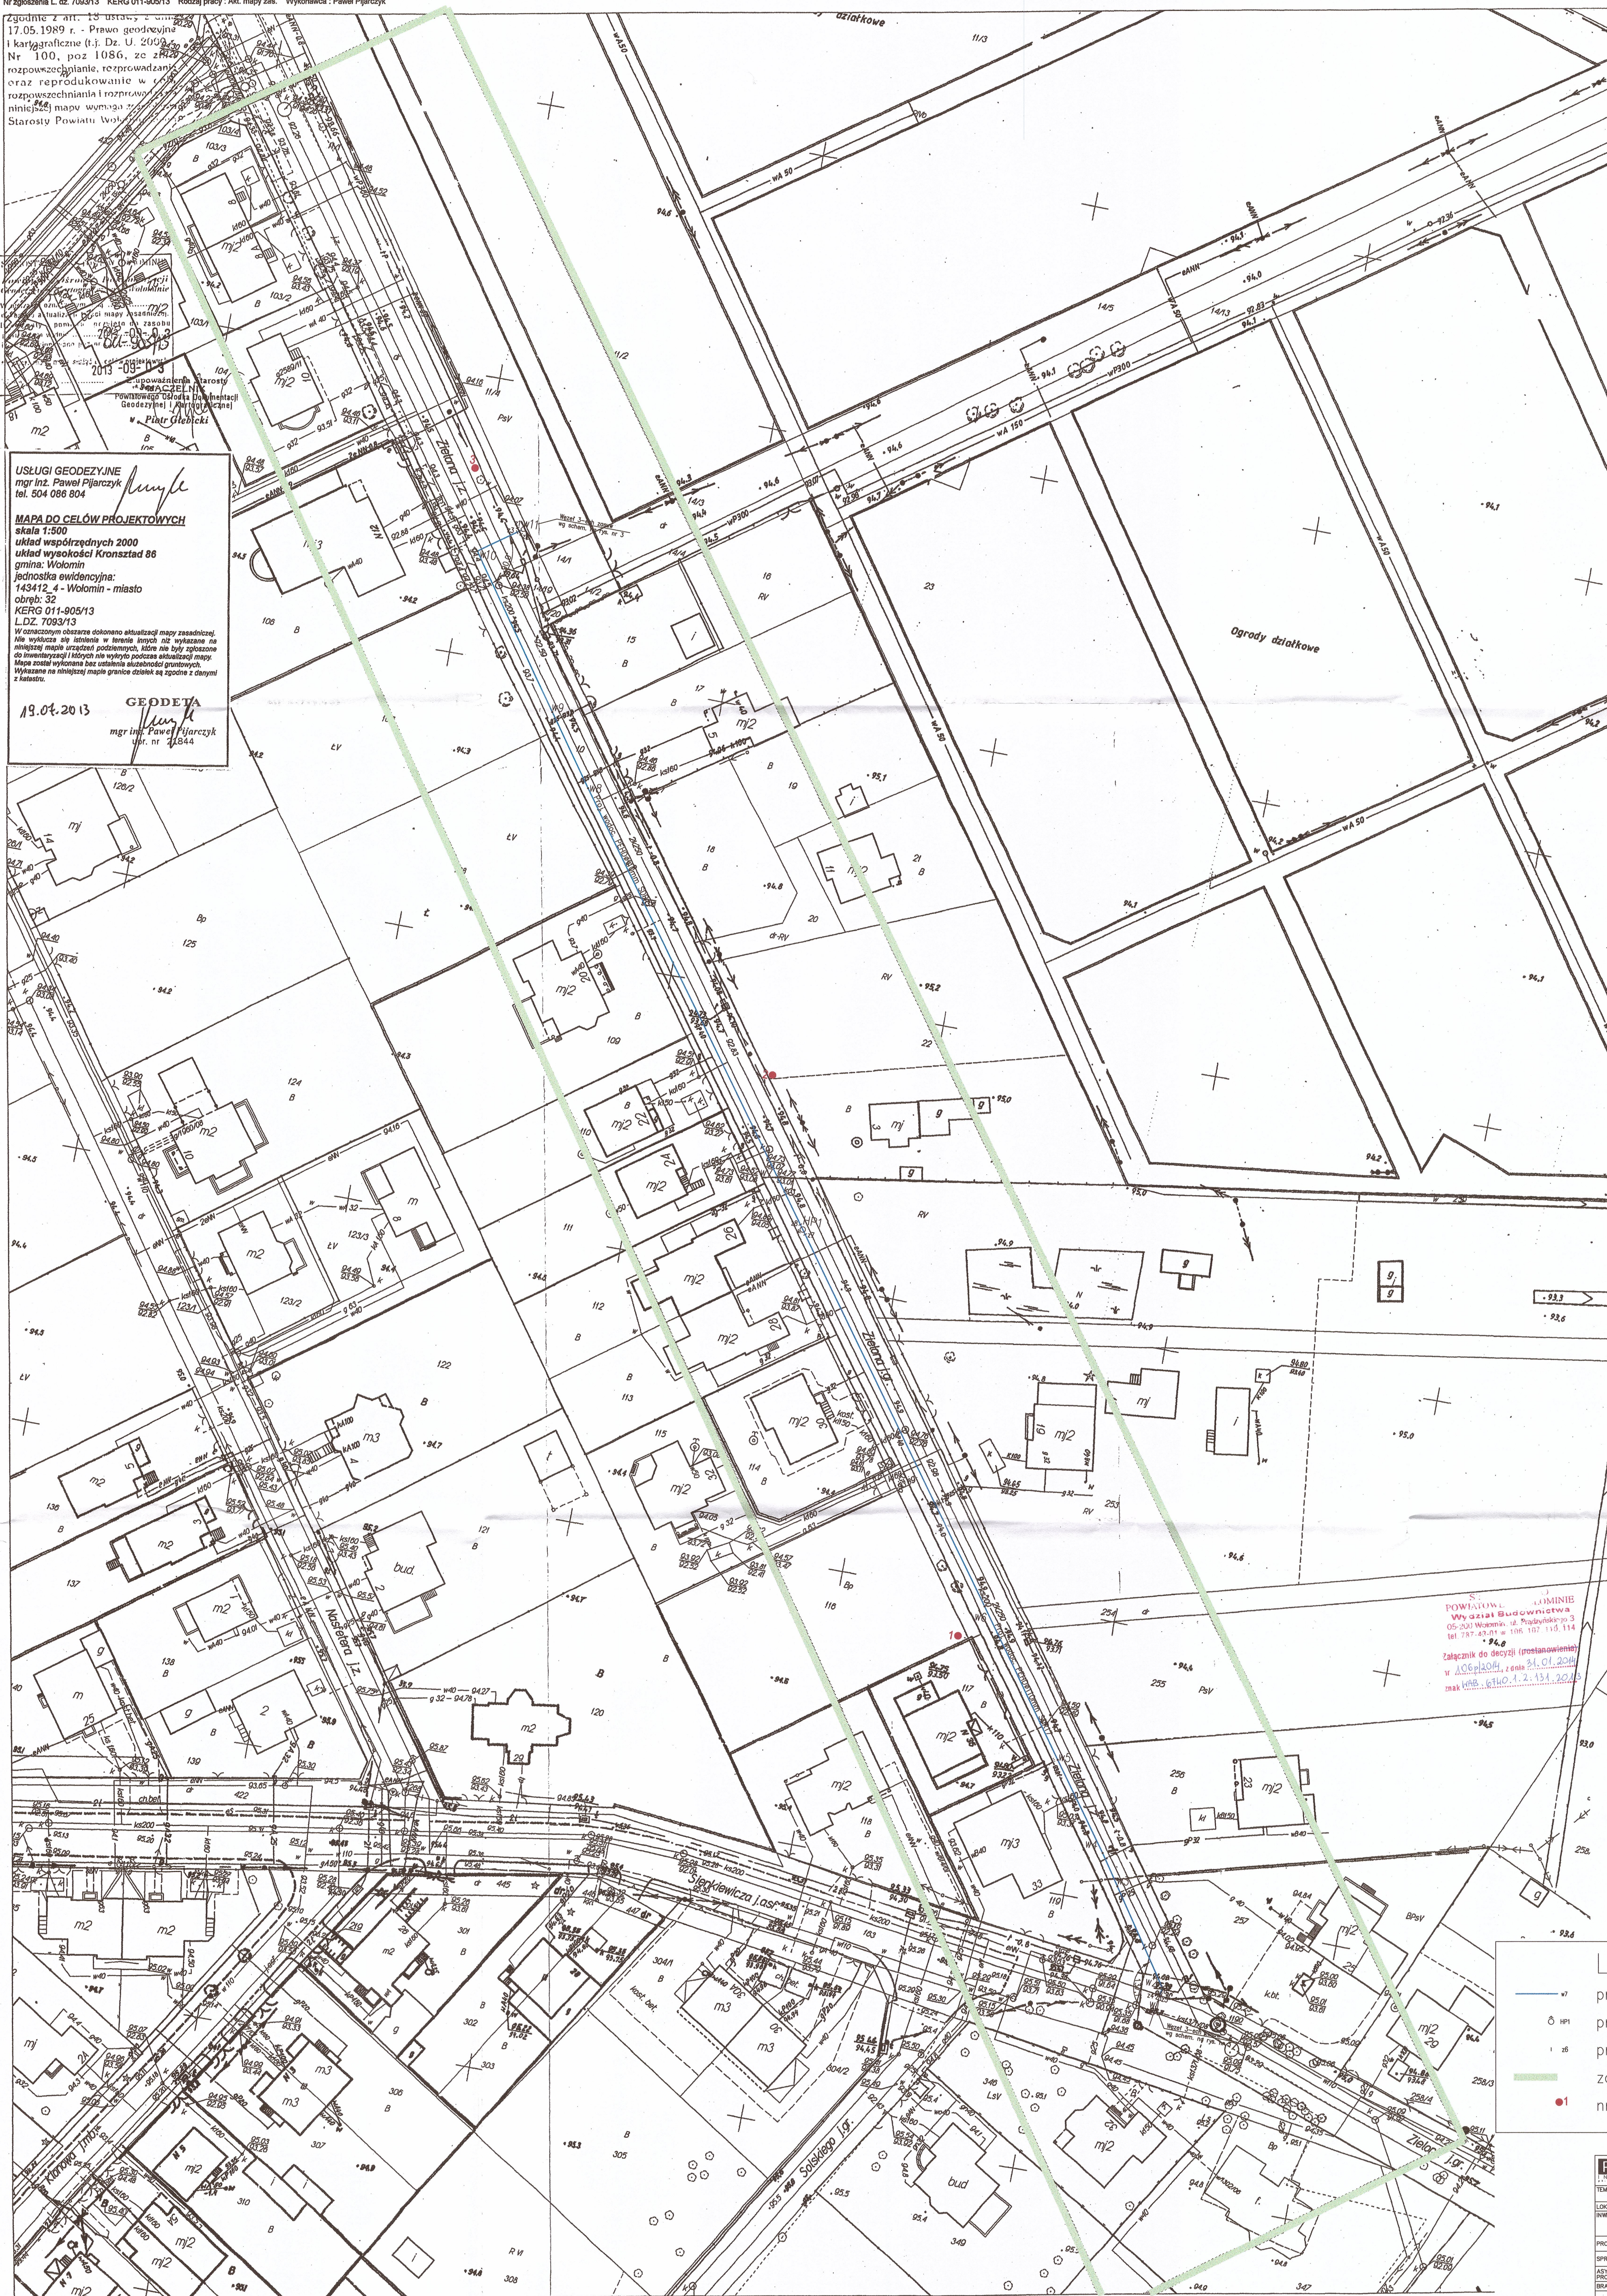

Starostwo Powiatowe w Wołominie  
 Wydział Budownictwa  
 05-200 Wołomin, ul. Prądkińska 3  
 tel. 787 83 91 i 106 107 110 114  
 \* 94.0  
 Załącznik do decyzji (postanowienie)  
 w ASG 1404.1.2.131.2013  
 znak W.68.6160.1.2.131.2013

RZECZOZNAWCA DO SPRAW ZABEZPIECZEN  
 PRZECIWPÓŻAROWYCH  
 mgr inż. Dariusz Kłiko Nr upr. 333/96

Łódź 02-12-2013

Zgodność projektu z wymaganymi ochroną przedpożarową  
 bez uwag

Niniejsza mapa jest wizerunkiem mapy sytu.-wys.  
 do celów projektowych w skali 1:500  
 zarejestrowanej w POKOR w Wołominie  
 w dniu 19.07.2013 pod nr 7093/13  
 Za zgodność z oryginałem:

mgr inż. Ewa Prokop  
 Upoważnienie do projektowania  
 w spec. instalacji i geodezji  
 Nr ewid. 34030/06

- LEGENDA**
- proj. wodociąg PEHD110mm SDR17
  - proj. hydrant p.-poż.
  - projektowana zasuwa wodociągowa
  - zakres inwestycji
  - nr otw. badań geol.

**PHIN** PHIN Inwestycje Sp. z o.o.  
 ul. Czyszcowska 63, 93-121 Łódź, tel. 42 280 79 92, biuro@phin.pl

TRZASKA: NA ODDKONK OD UL. SIKORSKIEJ DO WYSOKOŚCI DZ. EW. NR 106

LOKALIZACJA: 05-200 KOBYTEKA (GM. WICKOMIN) UL. ZIELONA

INWESTOR: PRZEDSIĘWSTWIE WODOCIĄGÓW I KANALIZACJA SP. Z O. O.  
 05-200 WICKOMIN, UL. GRANICZNA 1

PROJEKTANT: mgr inż. EWA PROKOP  
 nr upr. 84/07/06

SPRACOWUJĄCY: mgr inż. ROBERT LUCZAK  
 nr upr. 150/0603/PWOS/06

ASISTENT: mgr inż. ANNA PAWLAK

BRANŻA: INSTALACYJNA

RYSUJEK: PROJEKT ZAGOSPODAROWANIA TERENU

DATA: LISTOPAD 2013 SKALA: 1:500 NR RYSUNKU: