

LEGENDA:
ABCDEFGHIJKLM - granice opracowania

Numer obiektu	Nazwa obiektu	Rodzaj obiektu
01	Stacja zlewnicza	Obiekt nowy
02	Pompiownia lokalna	Obiekt modernizowany
03	Hala krat i separator plasku	Obiekt nowy
04	Plaskownik	Obiekt nowy
05	Oscadnik wstepny	Obiekt nowy
06	Pompiownia miedzyobiektowa z rozdzielaczem	Obiekt nowy
07	Biofiltr hall krat	Obiekt nowy
08	Komora osadu czynnego	Obiekt nowy
09	Stacja dmuchaw z pompownia osadu wtornego	Obiekt nowy
10	Oscadnik wtorny	Obiekt nowy
11	Budynki techniczne	Obiekt nowy
12	Studnia wody plucznej	Obiekt nowy
13	Stawy stabilizacyjne	Obiekt istniejacy
14	Wyjot do odbiornika	Obiekt istniejacy
15	Zagaszacz osadu wstepnego	Obiekt nowy
16	WKZF	Obiekt nowy
17	Pompiowni kondensatu	Obiekt nowy
18	Zbiorniki gazu	Obiekt nowy
19	Pochodnia gazu	Obiekt nowy
20	Oslarczalnica	Obiekt nowy
21a, 21b	Stacja odwadniania i wapnowania osadu	Obiekt nowy
22	Pompiownia odciekow z zagaszaczem (LKT)	Obiekt istniejacy
23	Zbiornik retencyjny sciekow dowozonych	Obiekt istniejacy
24	Zbiornik magazynowy osadu	Obiekt nowy
25	Pompiownia tluszczu i osadu dowozonego	Obiekt projektowany
26	Biofiltr stacji zlewniczej	Obiekt nowy
27	Skadawisko osadu - realizowane	Obiekt nowy
28	Skadawisko osadu - rezerwa terenu	Obiekt projektowany
29	Poletko ocielowe plasku z wpuszczu ulicznych	Obiekt nowy
30	Waga samochodowa	Obiekt nowy
31	Zbiornik osadu zmieszanego - adaptowany plaskownik	Obiekt modernizowany
32	Chlodnica mieszaniki gazowej - rezerwa terenu	Obiekt projektowany
33a	Chlodnica awaryjna - rezerwa terenu	Obiekt projektowany
33b : 33c	Budynki administracyjny - centralna dyspozytornia	Obiekt modernizowany
34	Stacja transformatorowa	Obiekt modernizowany

Obiekty istniace niepodlegajace opracowaniu:
A - Reaktor Biombk
B - Budynki punktu zlewnego
C - Stacja dmuchaw
D, E - Zagaszacz grawitacyjny
F - Poletko ocielowe
G - Pompiownia lokalna


- Zielin projektowana
- Droga sciekow
- Droga osadow
- Droga sprzonego powietrza
- Droga gazu
- Droga wody technologicznej
- Droga czesci plywajacych
- Strefa zagrożona wybuchem
- Obiekty nie objete wykonawstwem
- Droga przewodow chlodniczych
- Droga PIX
- Kable nn i sterownicze
- Zlacza kablowe nn
- Linie do demontażu
- Kanalizacja teletechniczna
- Siec cieplownicza
- Siec wodociagowa

Nazwa i adres obiektu budowlanego: ROZBUDOWA OCZYSZCZALNI SCIEKOW I MODERNIZACJA POMPOJNI GRYCZANA W WOŁOMIŃIE		Projektant: Marek Michalczyk 25-237 KIELCE ul. Gen. T. Kościuszko 10 tel./fax. (0-41) 361-82-16	
Pracownia: Marek Michalczyk	Nr projektu: 62.2008.1	Pracownik: Michał Kosiński	Skala: 1:500
Pracownik: Marek Michalczyk	Nr projektu: 62.2008.1	Pracownik: Marek Michalczyk	Skala: 1:500
Pracownik wykonawczy: ARCH. instalacje			
Pracownik wykonawczy: PROJEKT ZAGOSPODAROWANIA TERENU			

USŁUGI GOSPODARSTWA
Zbiorniki, studnie, kanały, przepływniki, urządzenia pomiarowe, instalacje elektryczne, automatyka, elementy wyposażenia, materiały eksploatacyjne, usługi montażowe i serwisowe.
Adres: 25-201 Warszawa, ul. Włocławska 108
Tel. 22 635 77 77, Fax. 22 635 77 78

MAPA SYTUACYJNO-WYSOKOŚCIOWA
DLA CELÓW PROJEKTOWYCH
Skala: 1:500
ZOBNIENIE WYKONANIA
ul. Rybaki, 108, 25-201 Warszawa
Tel. 22 635 77 77, Fax. 22 635 77 78

STAROSTWO POWIATOWE
Włodzimierz Mielniczek
ul. Rybaki 108, 25-201 Warszawa
Tel. 22 635 77 77, Fax. 22 635 77 78

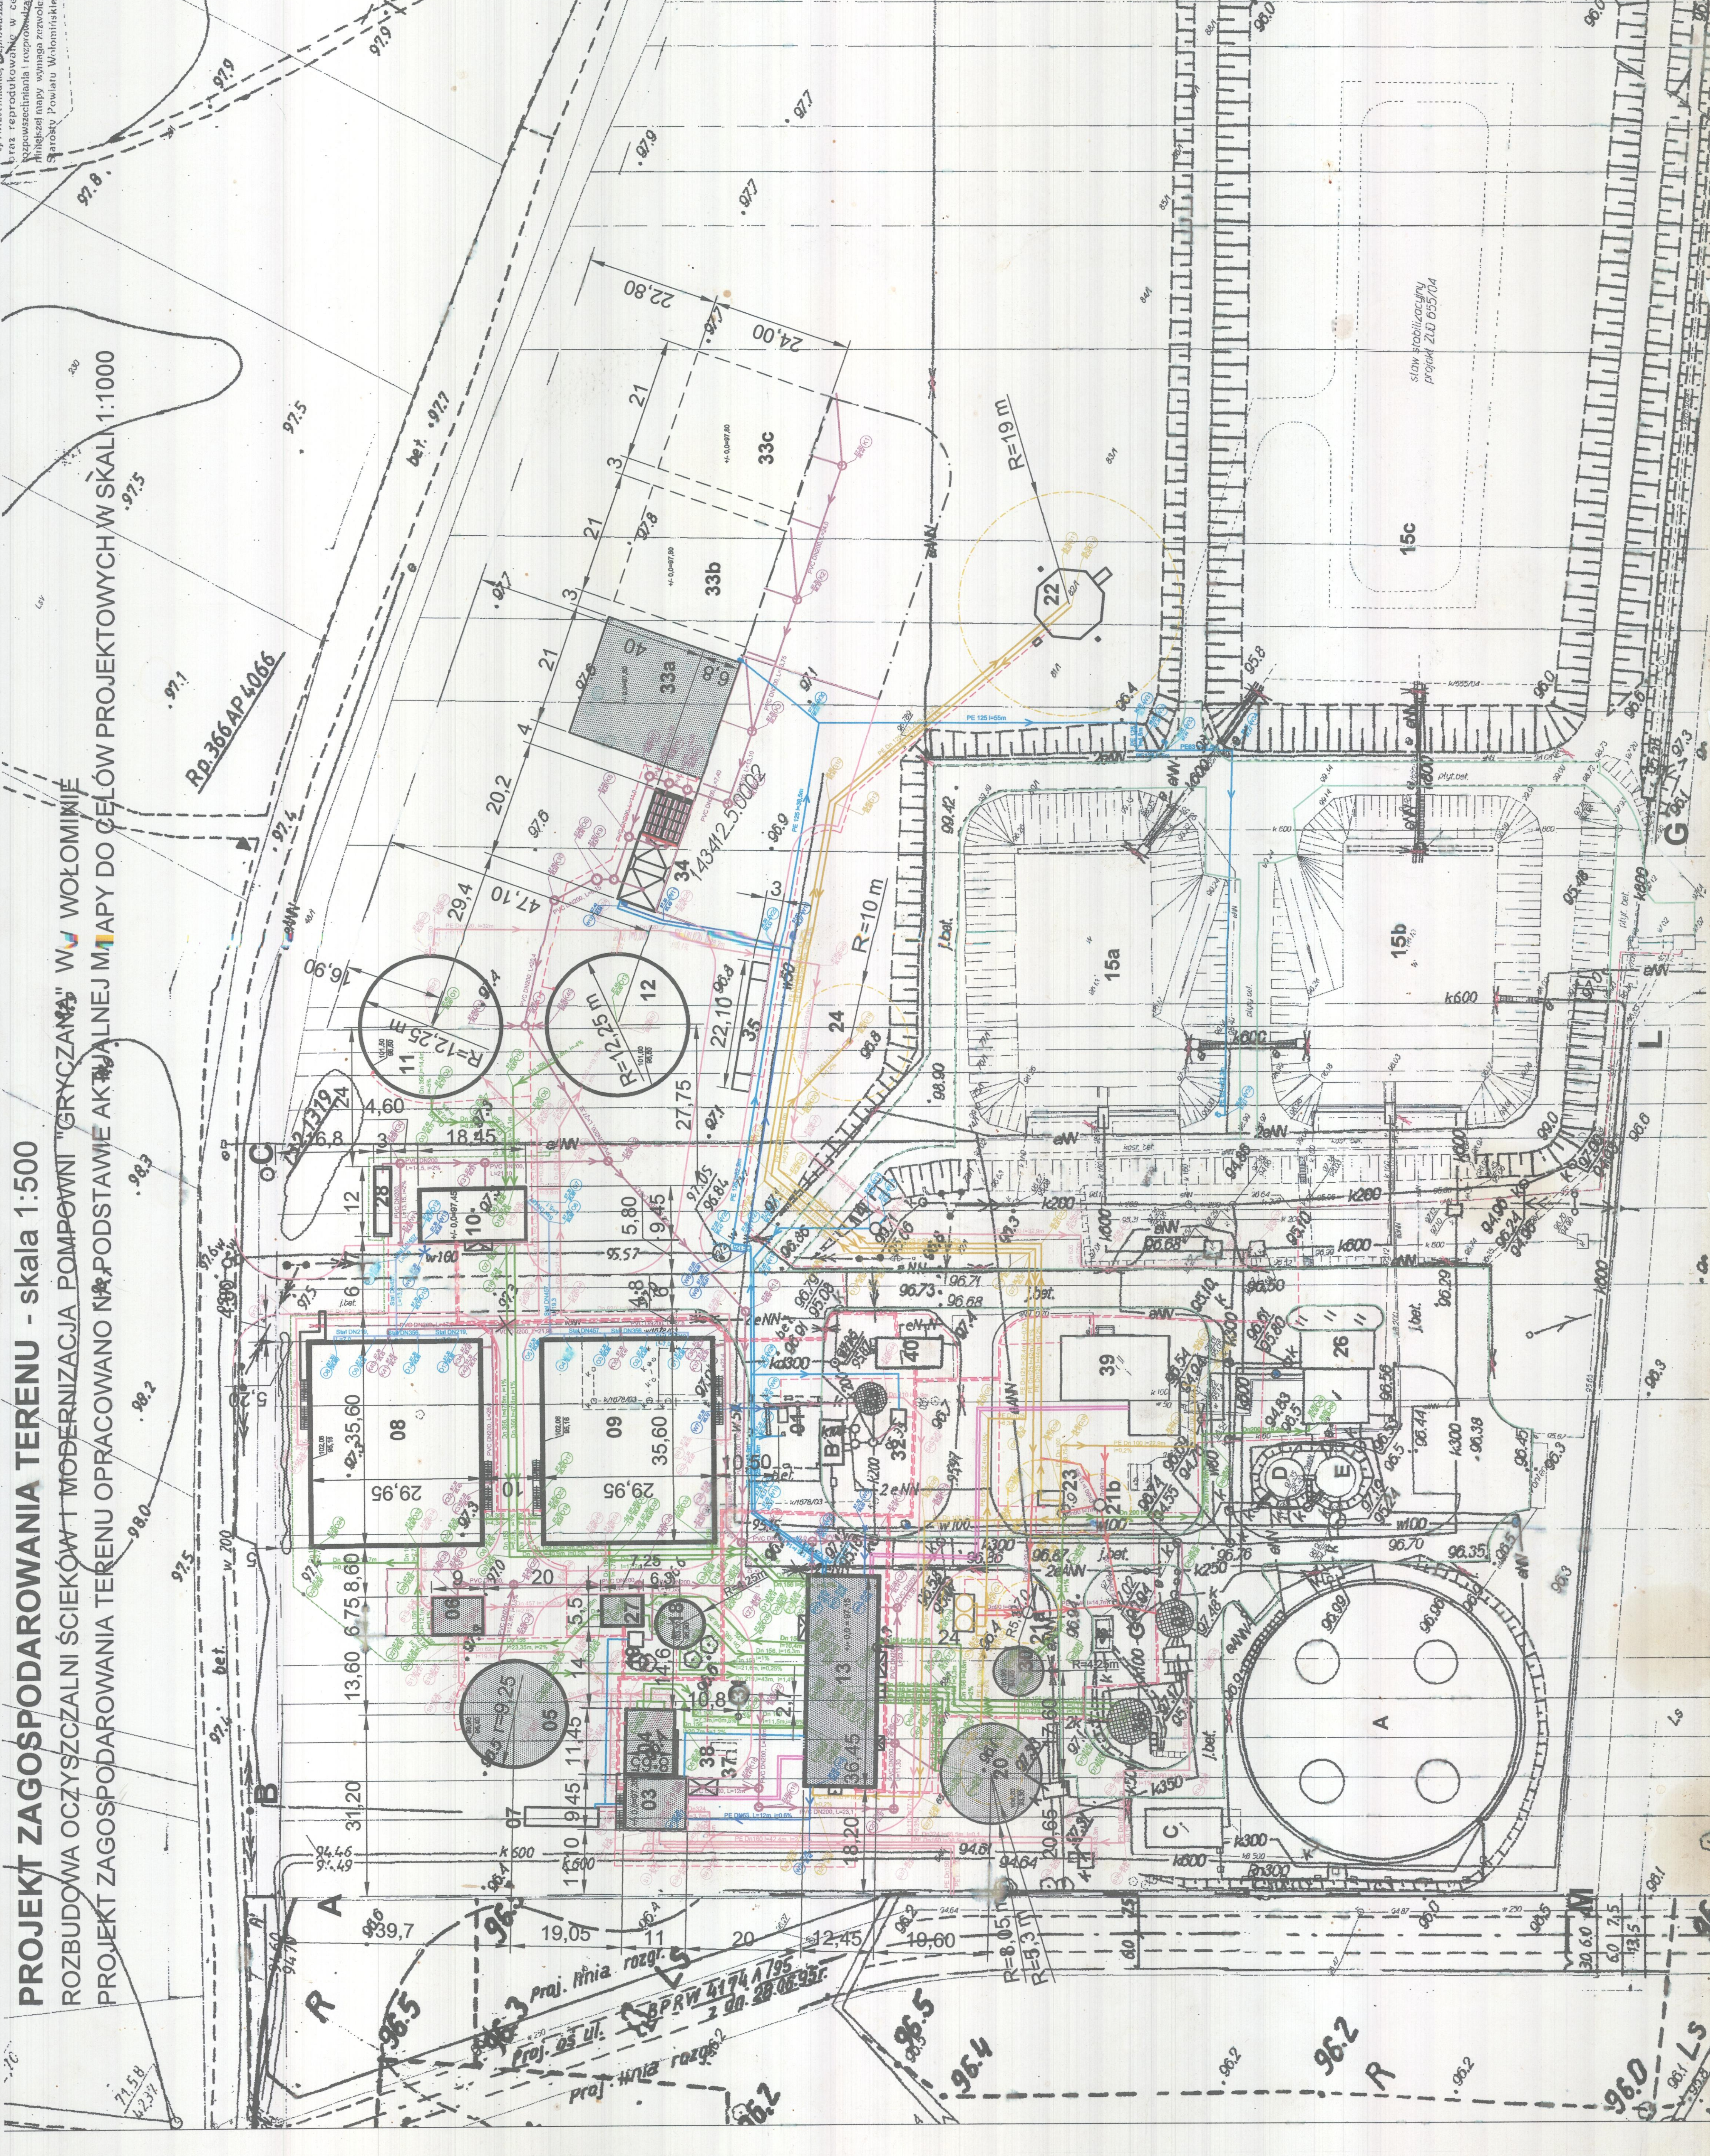

PROJEKT ZAGOSPODAROWANIA TERENU - skala 1:500
ROZBUDOWA OCZYSZCZALNI ŚCIEKÓW I MODERNIZACJA POMPOWNI "GRYCZANA" W WOŁOMIŃIE
PROJEKT ZAGOSPODAROWANIA TERENU OPRACOWANO NA PODSTAWIE AKTUALNEJ MAPY DO CELÓW PROJEKTOWYCH W SKALI 1:1000

Proj. inż. rozp. 1/95
PRV 4174/95
2.00.28.06.95

REMONTOWANA DROGA
PROJEKTOWANA DROGA

