
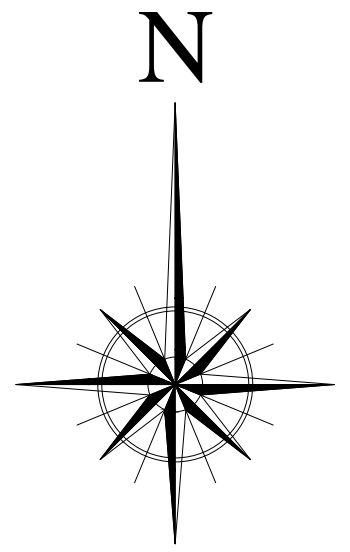


RZUT PARTERU
skala 1:100

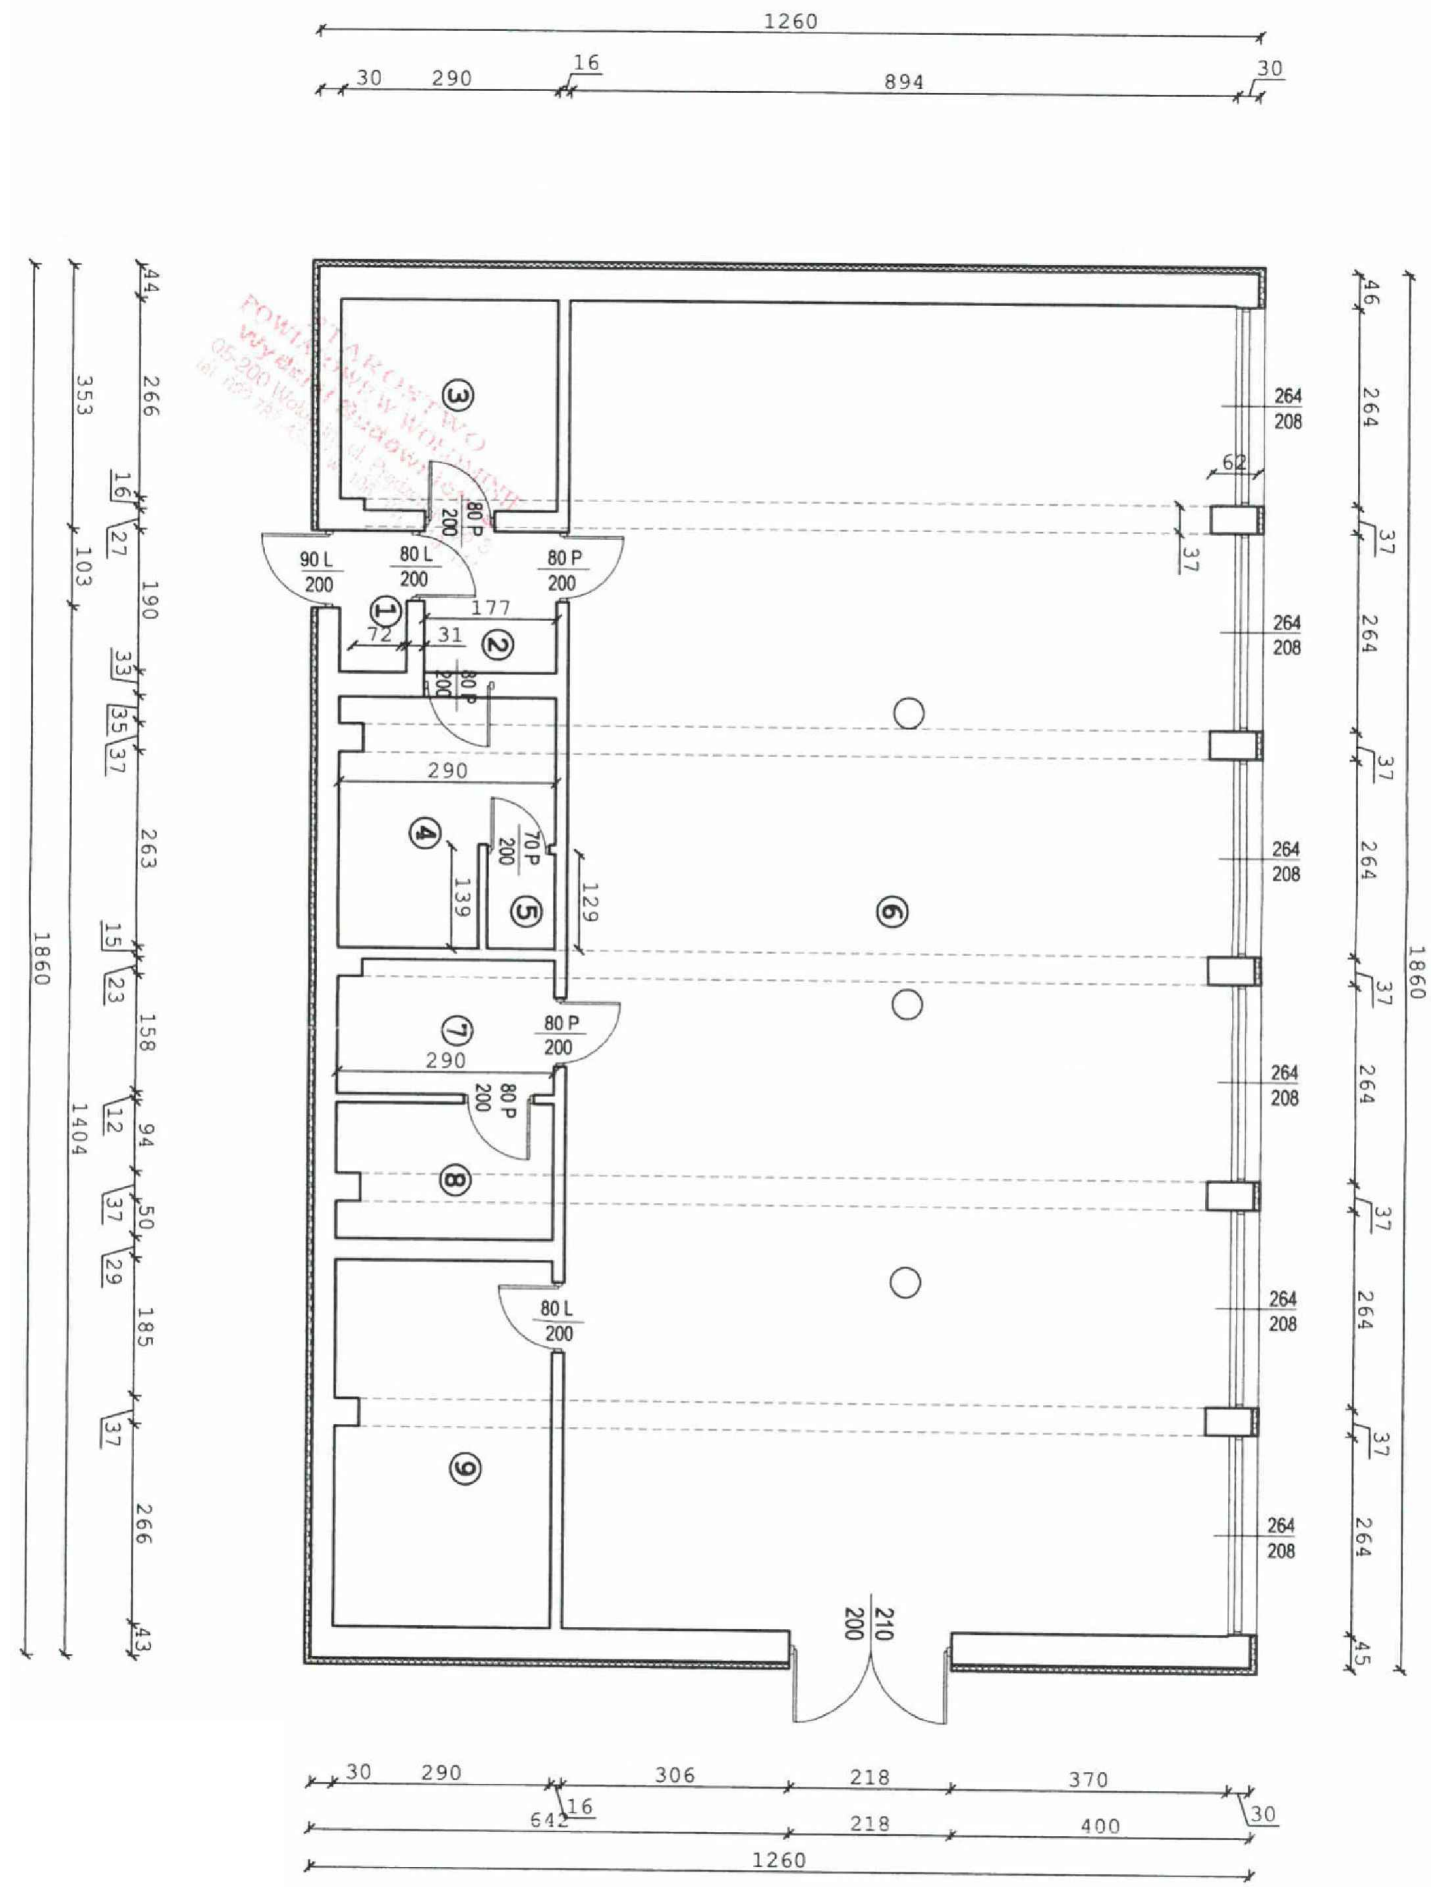

INWESTOR		PRZEDSIĘBIORSTWO WODOCIĄGÓW I KANALIZACJI Spółka z o.o. ul. Graniczna 1, 05-200 Wołomin			
JEDNOSTKA PROJEKTOWA		PONDUS CEZARY WITAS ul. Szara 10, 05-200 Wołomin			
ZAMIERZENIE BUDOWLANE		BUDYNEK TECHNOLOGICZNY SUW Osiedle Lipińska, 05-200 Wołomin dz. nr 239 obręb 27 Wołomin, powiat wołomiński, województwo mazowieckie			
TYTUŁ PROJEKTU		EKSPERTYZA TECHNICZNA			
TYTUŁ RYSUNKU		RZUT PARTERU			
STANOWISKO	IMIĘ I NAZWISKO	NUMER UPRAWNIENI	PODPIS	SKALA	NR RYS.
OPRACOWAŁ:	mgr inż. Cezary Witas	Wa-332/01		1:100	2
	mgr inż. Marta Dragowska			DATA 01.2021	REW.