

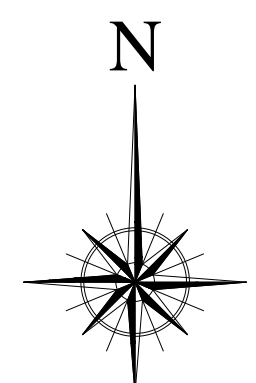


RZUT DACHU
HALI POMPOWNI I HALI FILTRÓW
skala 1:100

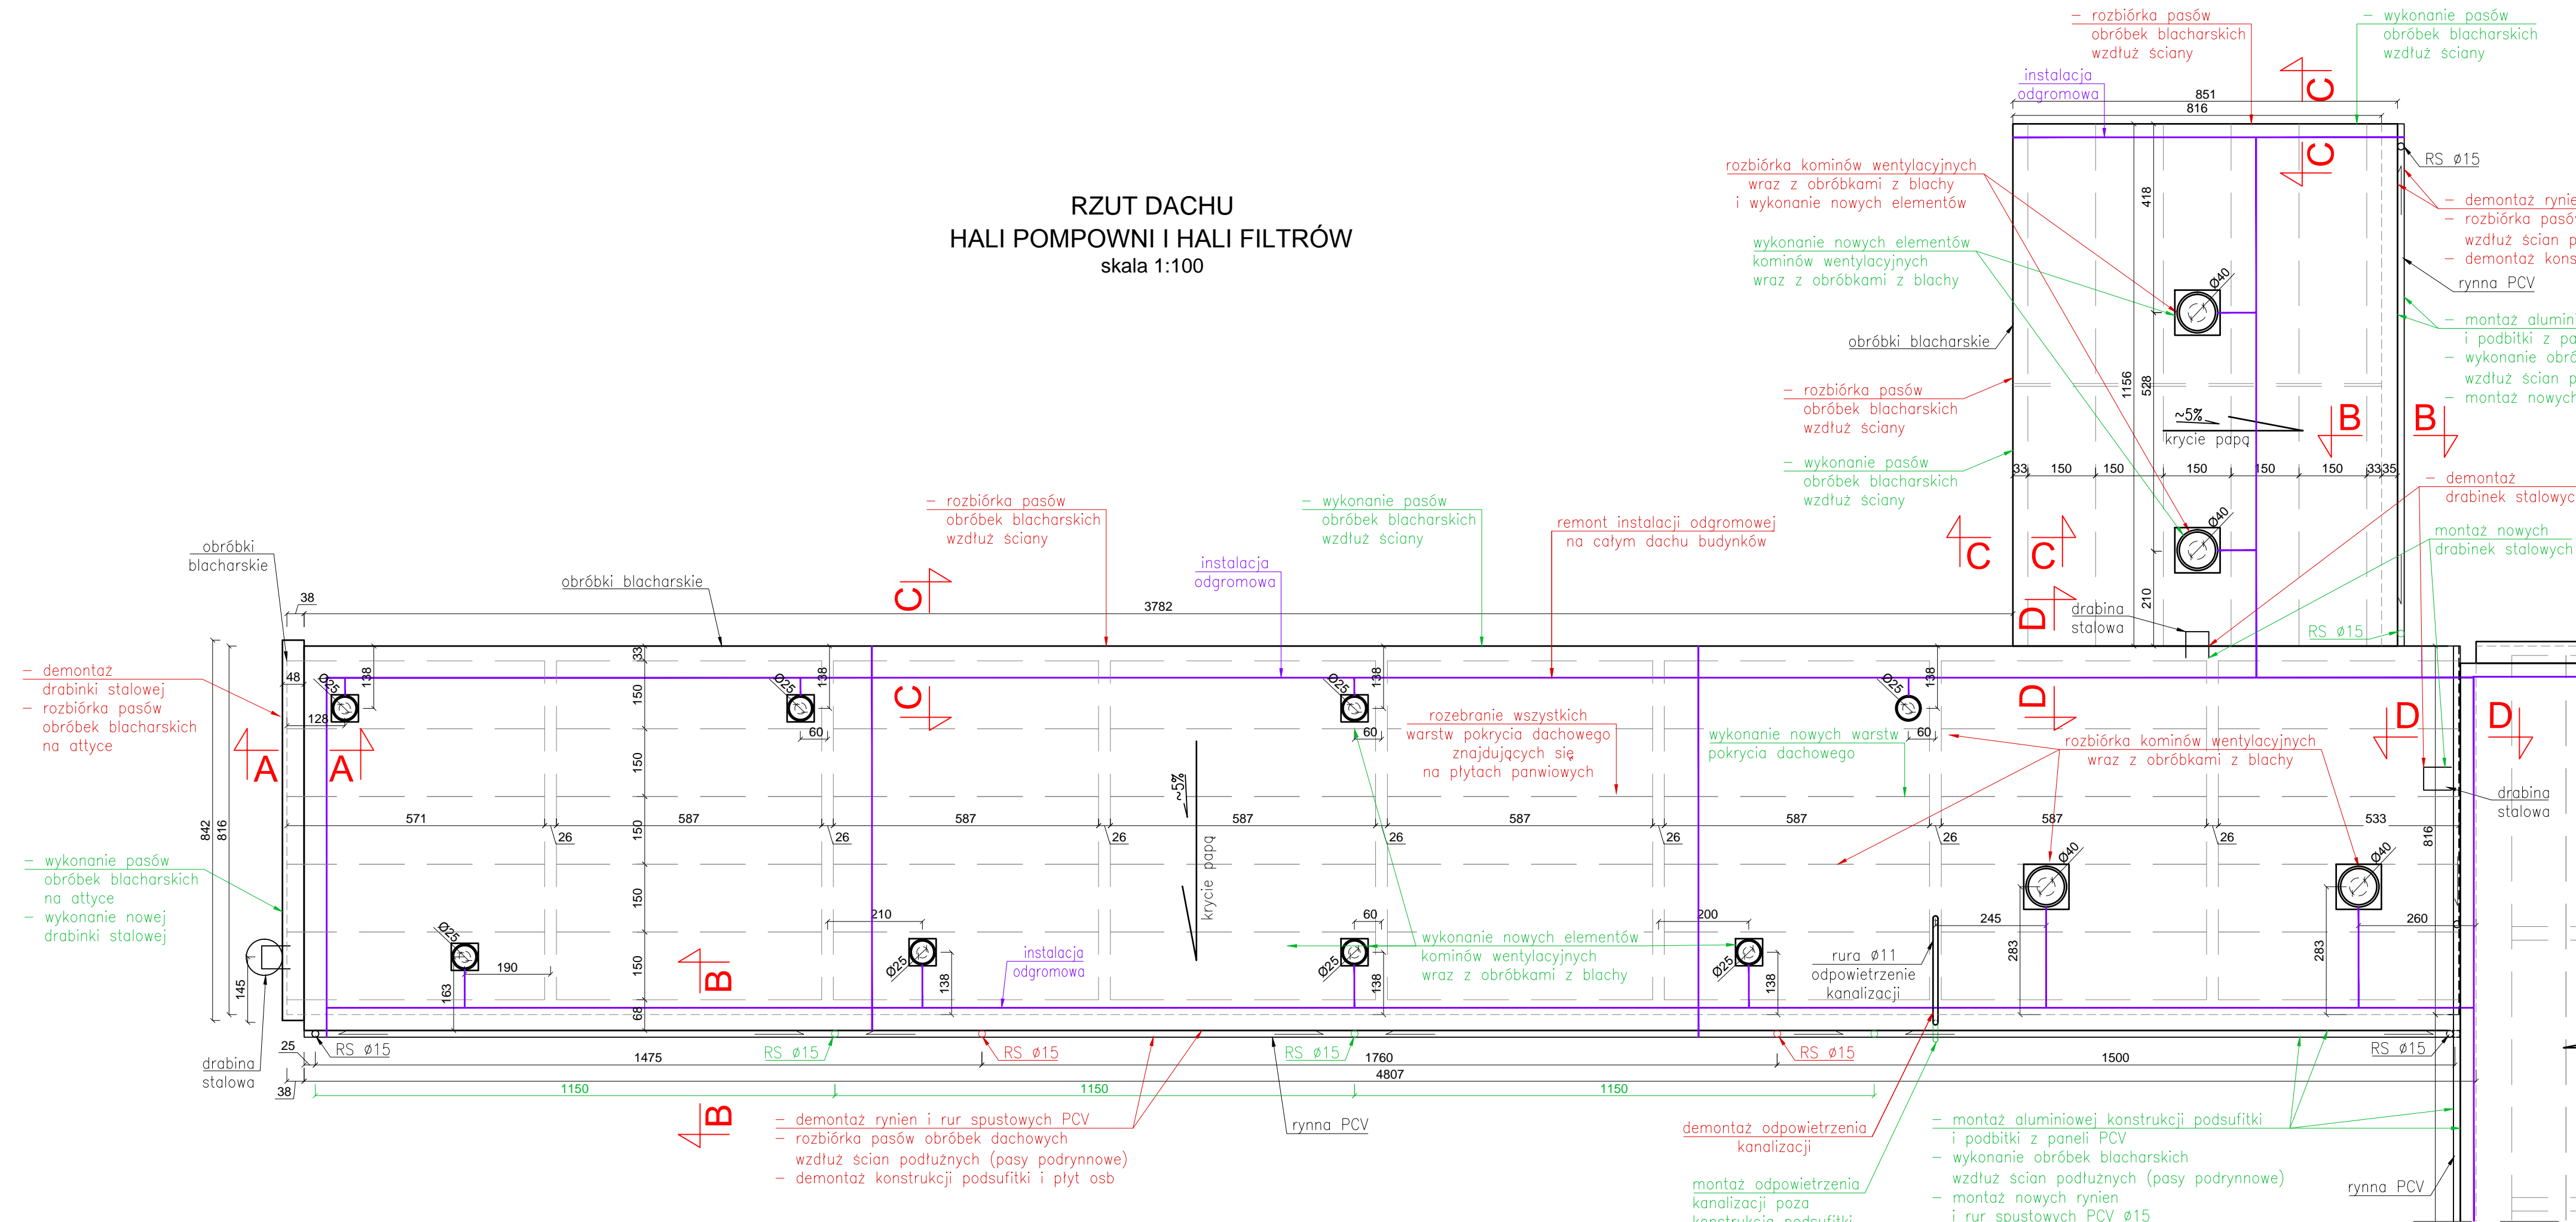

ROZMIESZCZENIE BUDYNKÓW

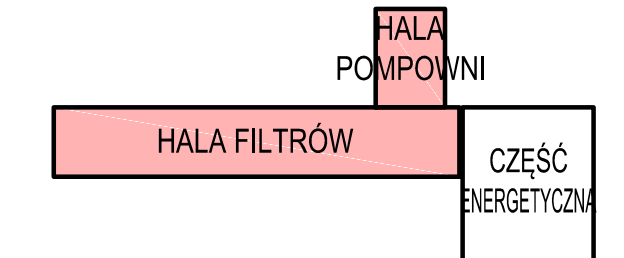

Uwaga:
1. Obiekt nie posiada pełnej dokumentacji archiwalnej.
2. Wszystkie wymiary należy potwierdzić pomiarem w naturze.

INWESTOR		PRZEDSIĘBIORSTWO WODOCIĄGÓW I KANALIZACJI			
		Spółka z o.o. ul. Graniczna 1, 05-200 Wołomin			
JEDNOSTKA PROJEKTOWA		PONDUS CEZARY WITAS			
ul. Szara 10, 05-200 Wołomin					
ZAMIERZENIE BUDOWLANE					
Budynek STACJI UZDATNIANIA WODY GRANICZNA ul. Graniczna 1, 05-200 Wołomin dz. nr 3 obręb Leśniakowizna, powiat wołomiński, województwo mazowieckie					
TYTUŁ PROJEKTU					
PROJEKT REMONTU DACHU WARIANT II					
TYTUŁ RYSUNKU					
RZUT DACHU HALI POMPOWNI I HALI FILTRÓW					
STANOWISKO	IMIĘ I NAZWISKO	NUMER UPRAWNIEN	PODPIS	SKALA	NR RYS.
PROJEKTOWAŁ:	mgr inż. Cezary Witas	Wa-332/01		1:100	D.3
	mgr inż. Marta Dragowska			DATA	REW.
				11.2023	